



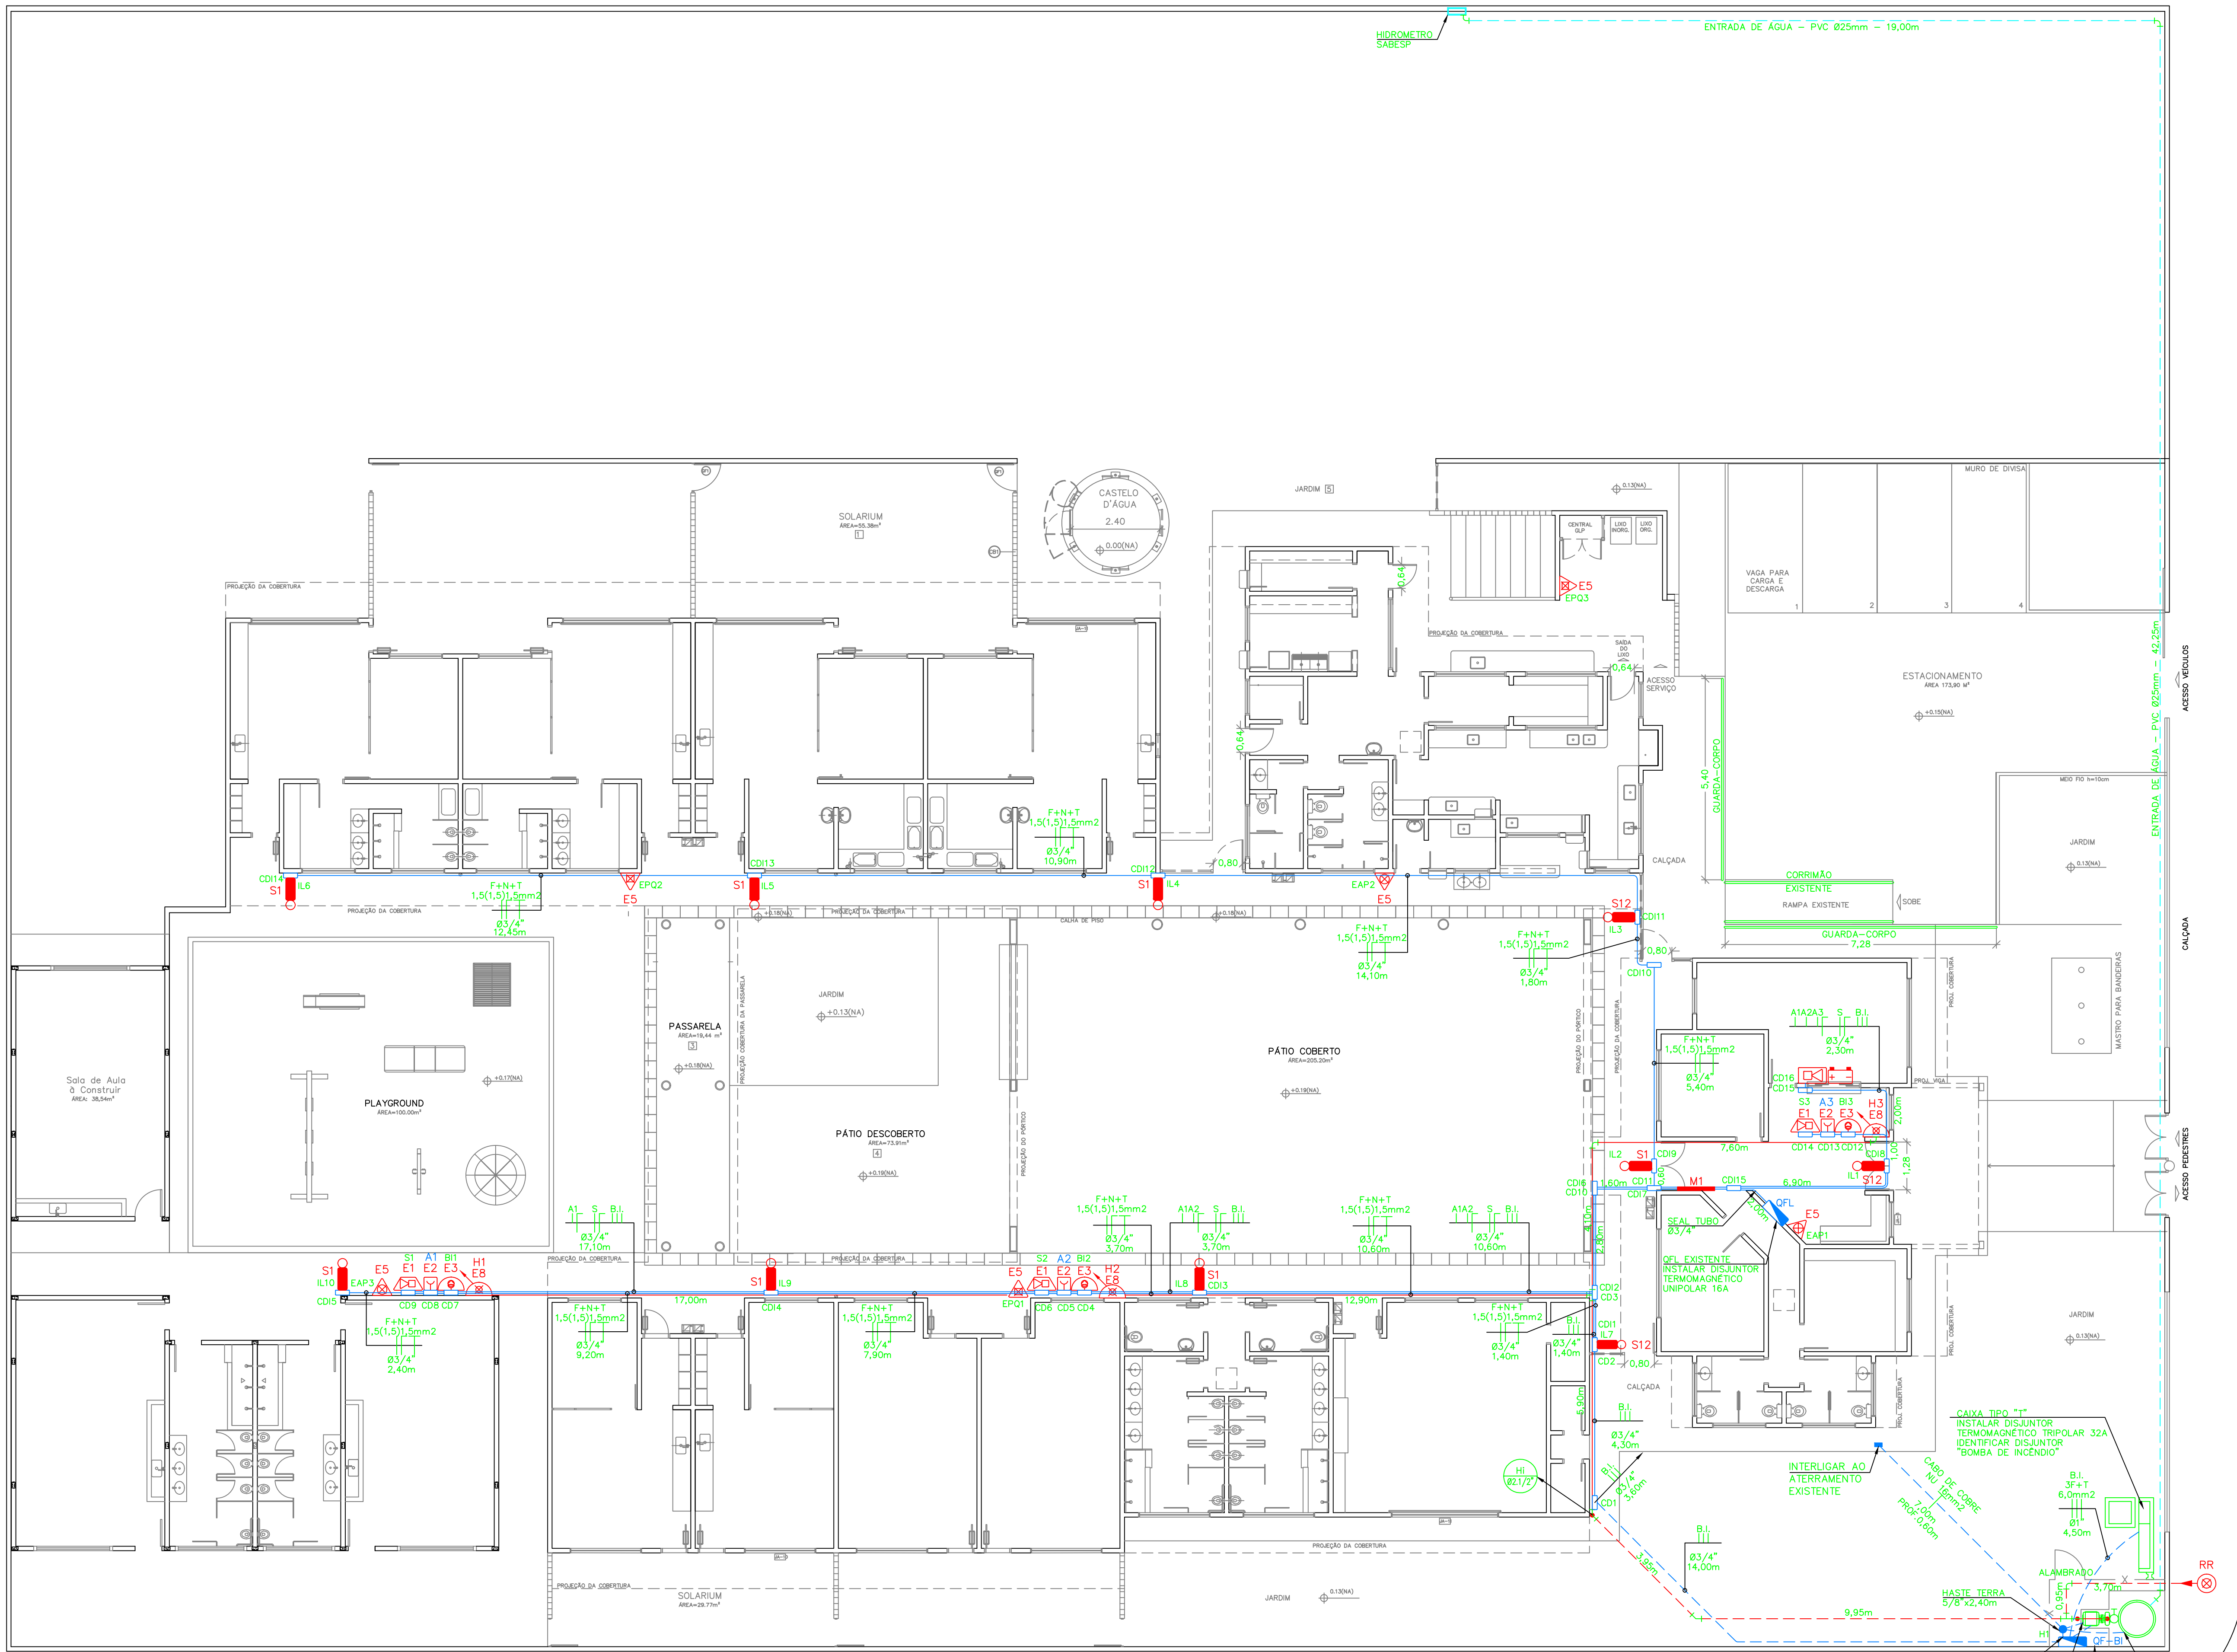


PLANTA BAIXA
ESCALA: 1:100


LEGENDA			
	EXTINTOR CARRA D'ÁGUA		RESERVA DE INCÊNDIO
	EXTINTOR DE PO BC		BOMBA DE INCÊNDIO
	ILUMINAÇÃO DE EMERGÊNCIA		ACIONADOR DA BOMBA DE INCÊNDIO (BOTÃO LIGA E DESLIGA)
	ACIONADOR MANUAL DO SISTEMA DE DETECÇÃO E ALARME		HIDRANTE SIMPLES
	AVISADOR SONORO TIPO SIRENE		CENTRAL DE CLP
	CENTRAL DE DETECÇÃO E ALARME		REGISTRO DE RECALQUE SEM VÁLVULA DE RETENÇÃO
	BATERIAS DO SISTEMA DE DETECÇÃO E ALARME		

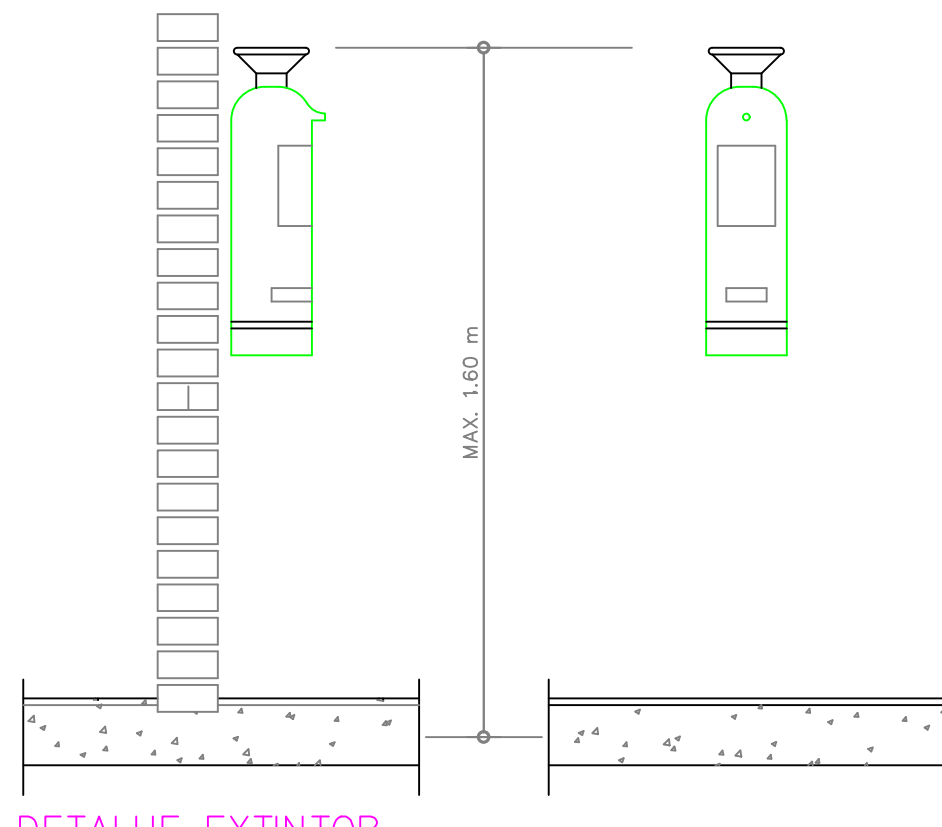


DETALHE EXTINTOR
SEM ESCALA

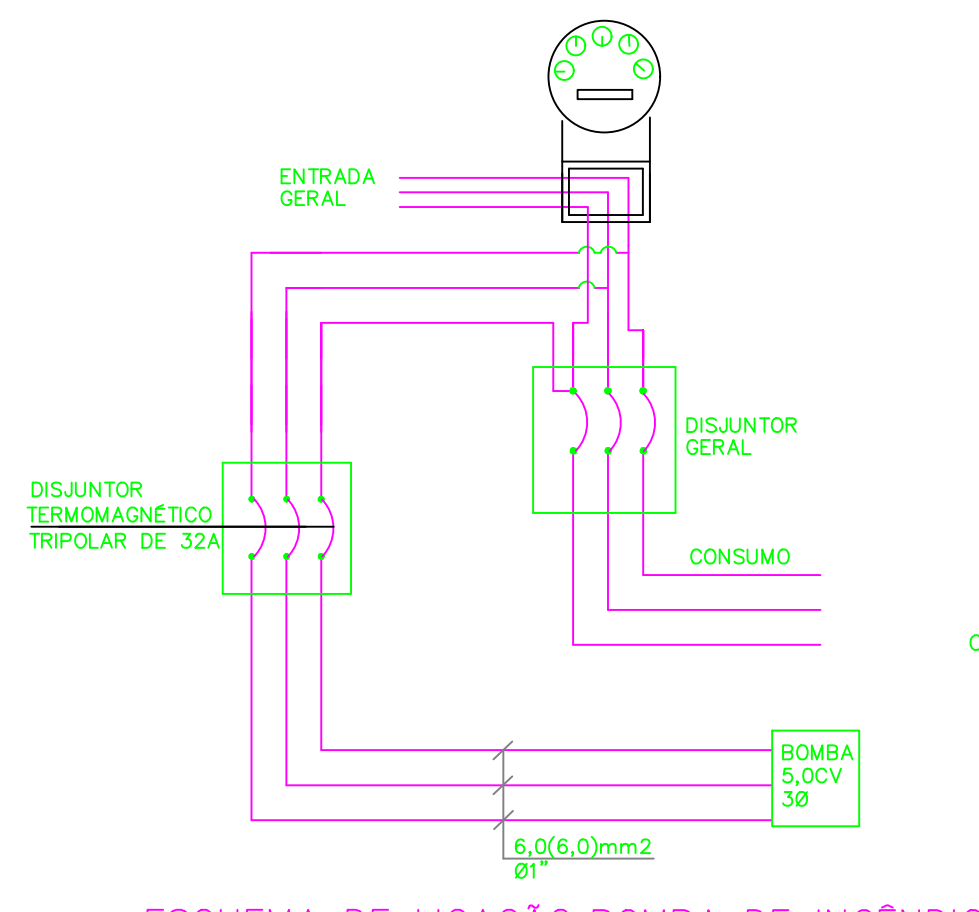


ESQUEMA DE LIGAÇÃO BOMBA DE INCÊNDIO
SEM ESCALA

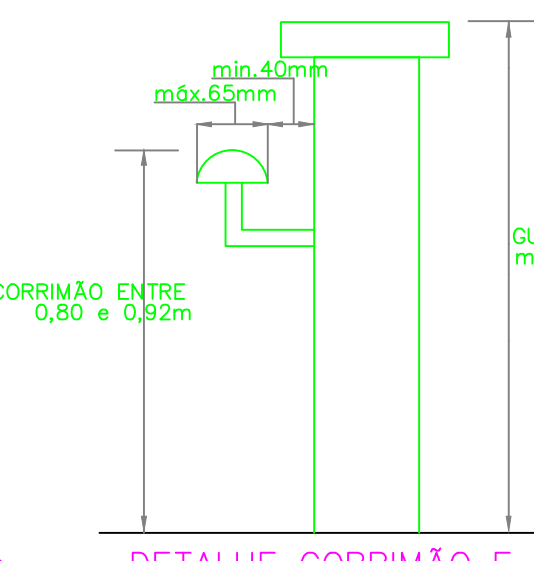


DETALHE CORRIMÃO E GUARDA CORPO
ESCALA: 1:20

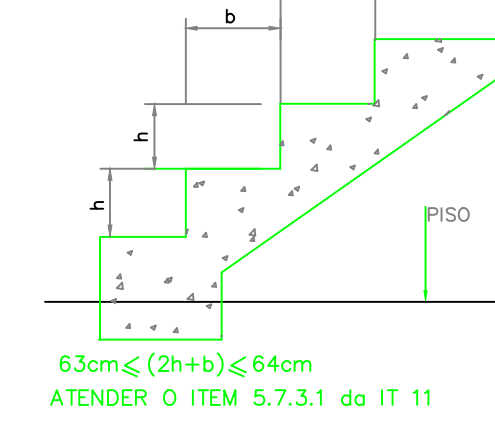


DETALHE ESCADA
S/ESCALA

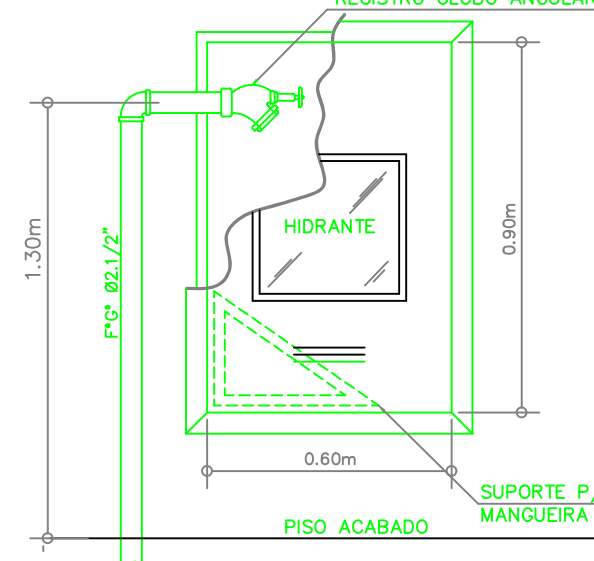


DETALHE HIDRANTE
SEM ESCALA

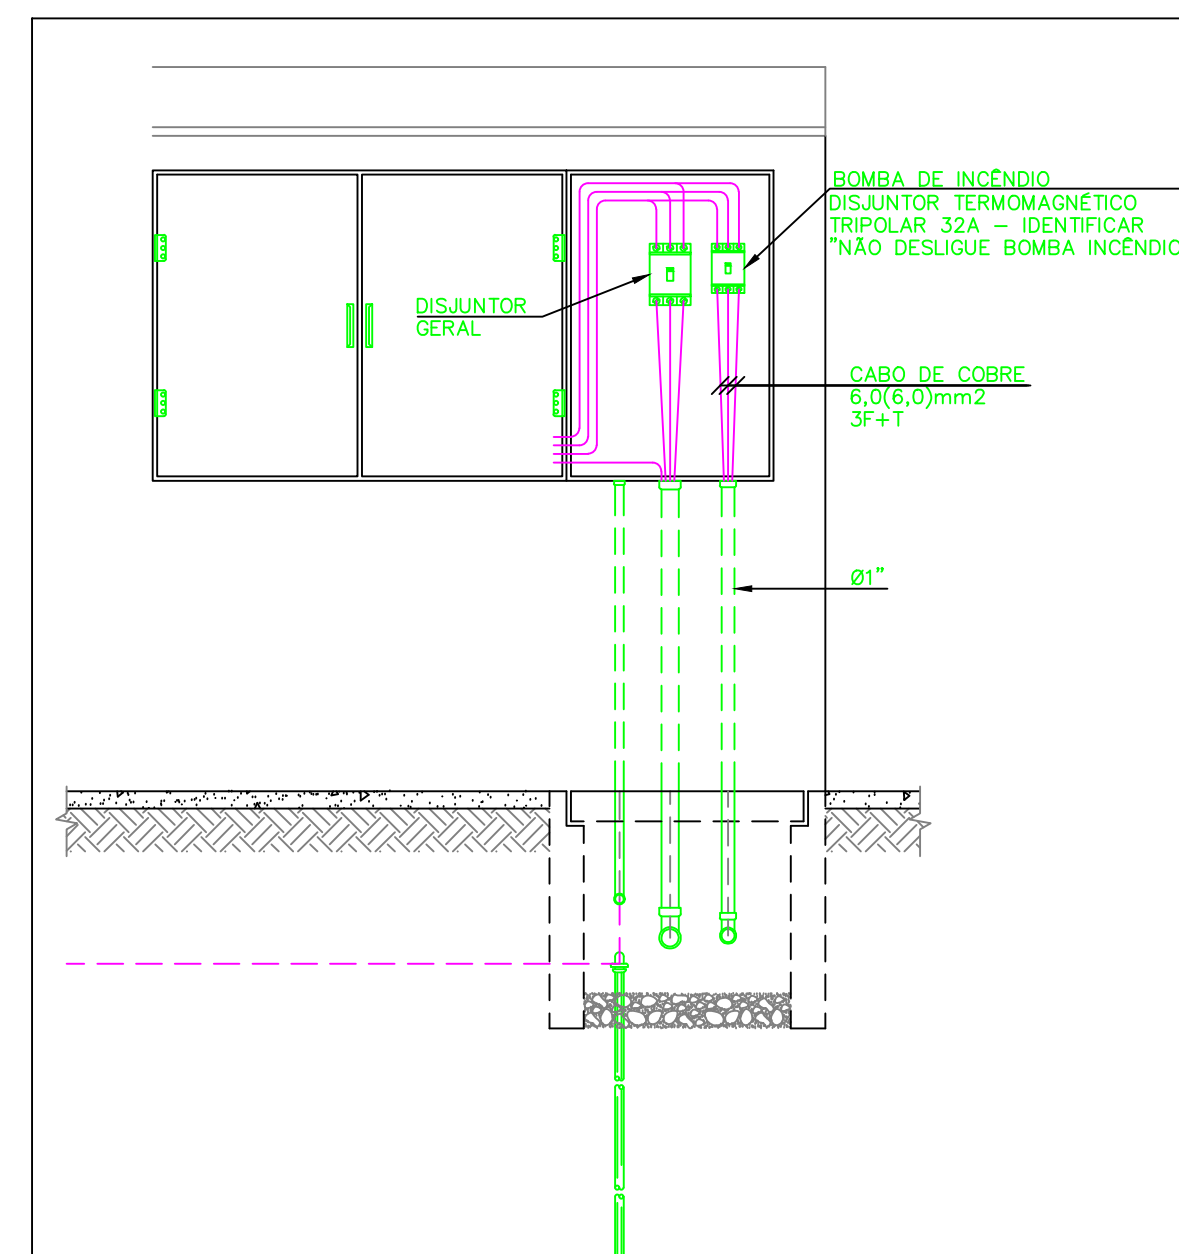


DETALHE 3
ESCALA: 1:25

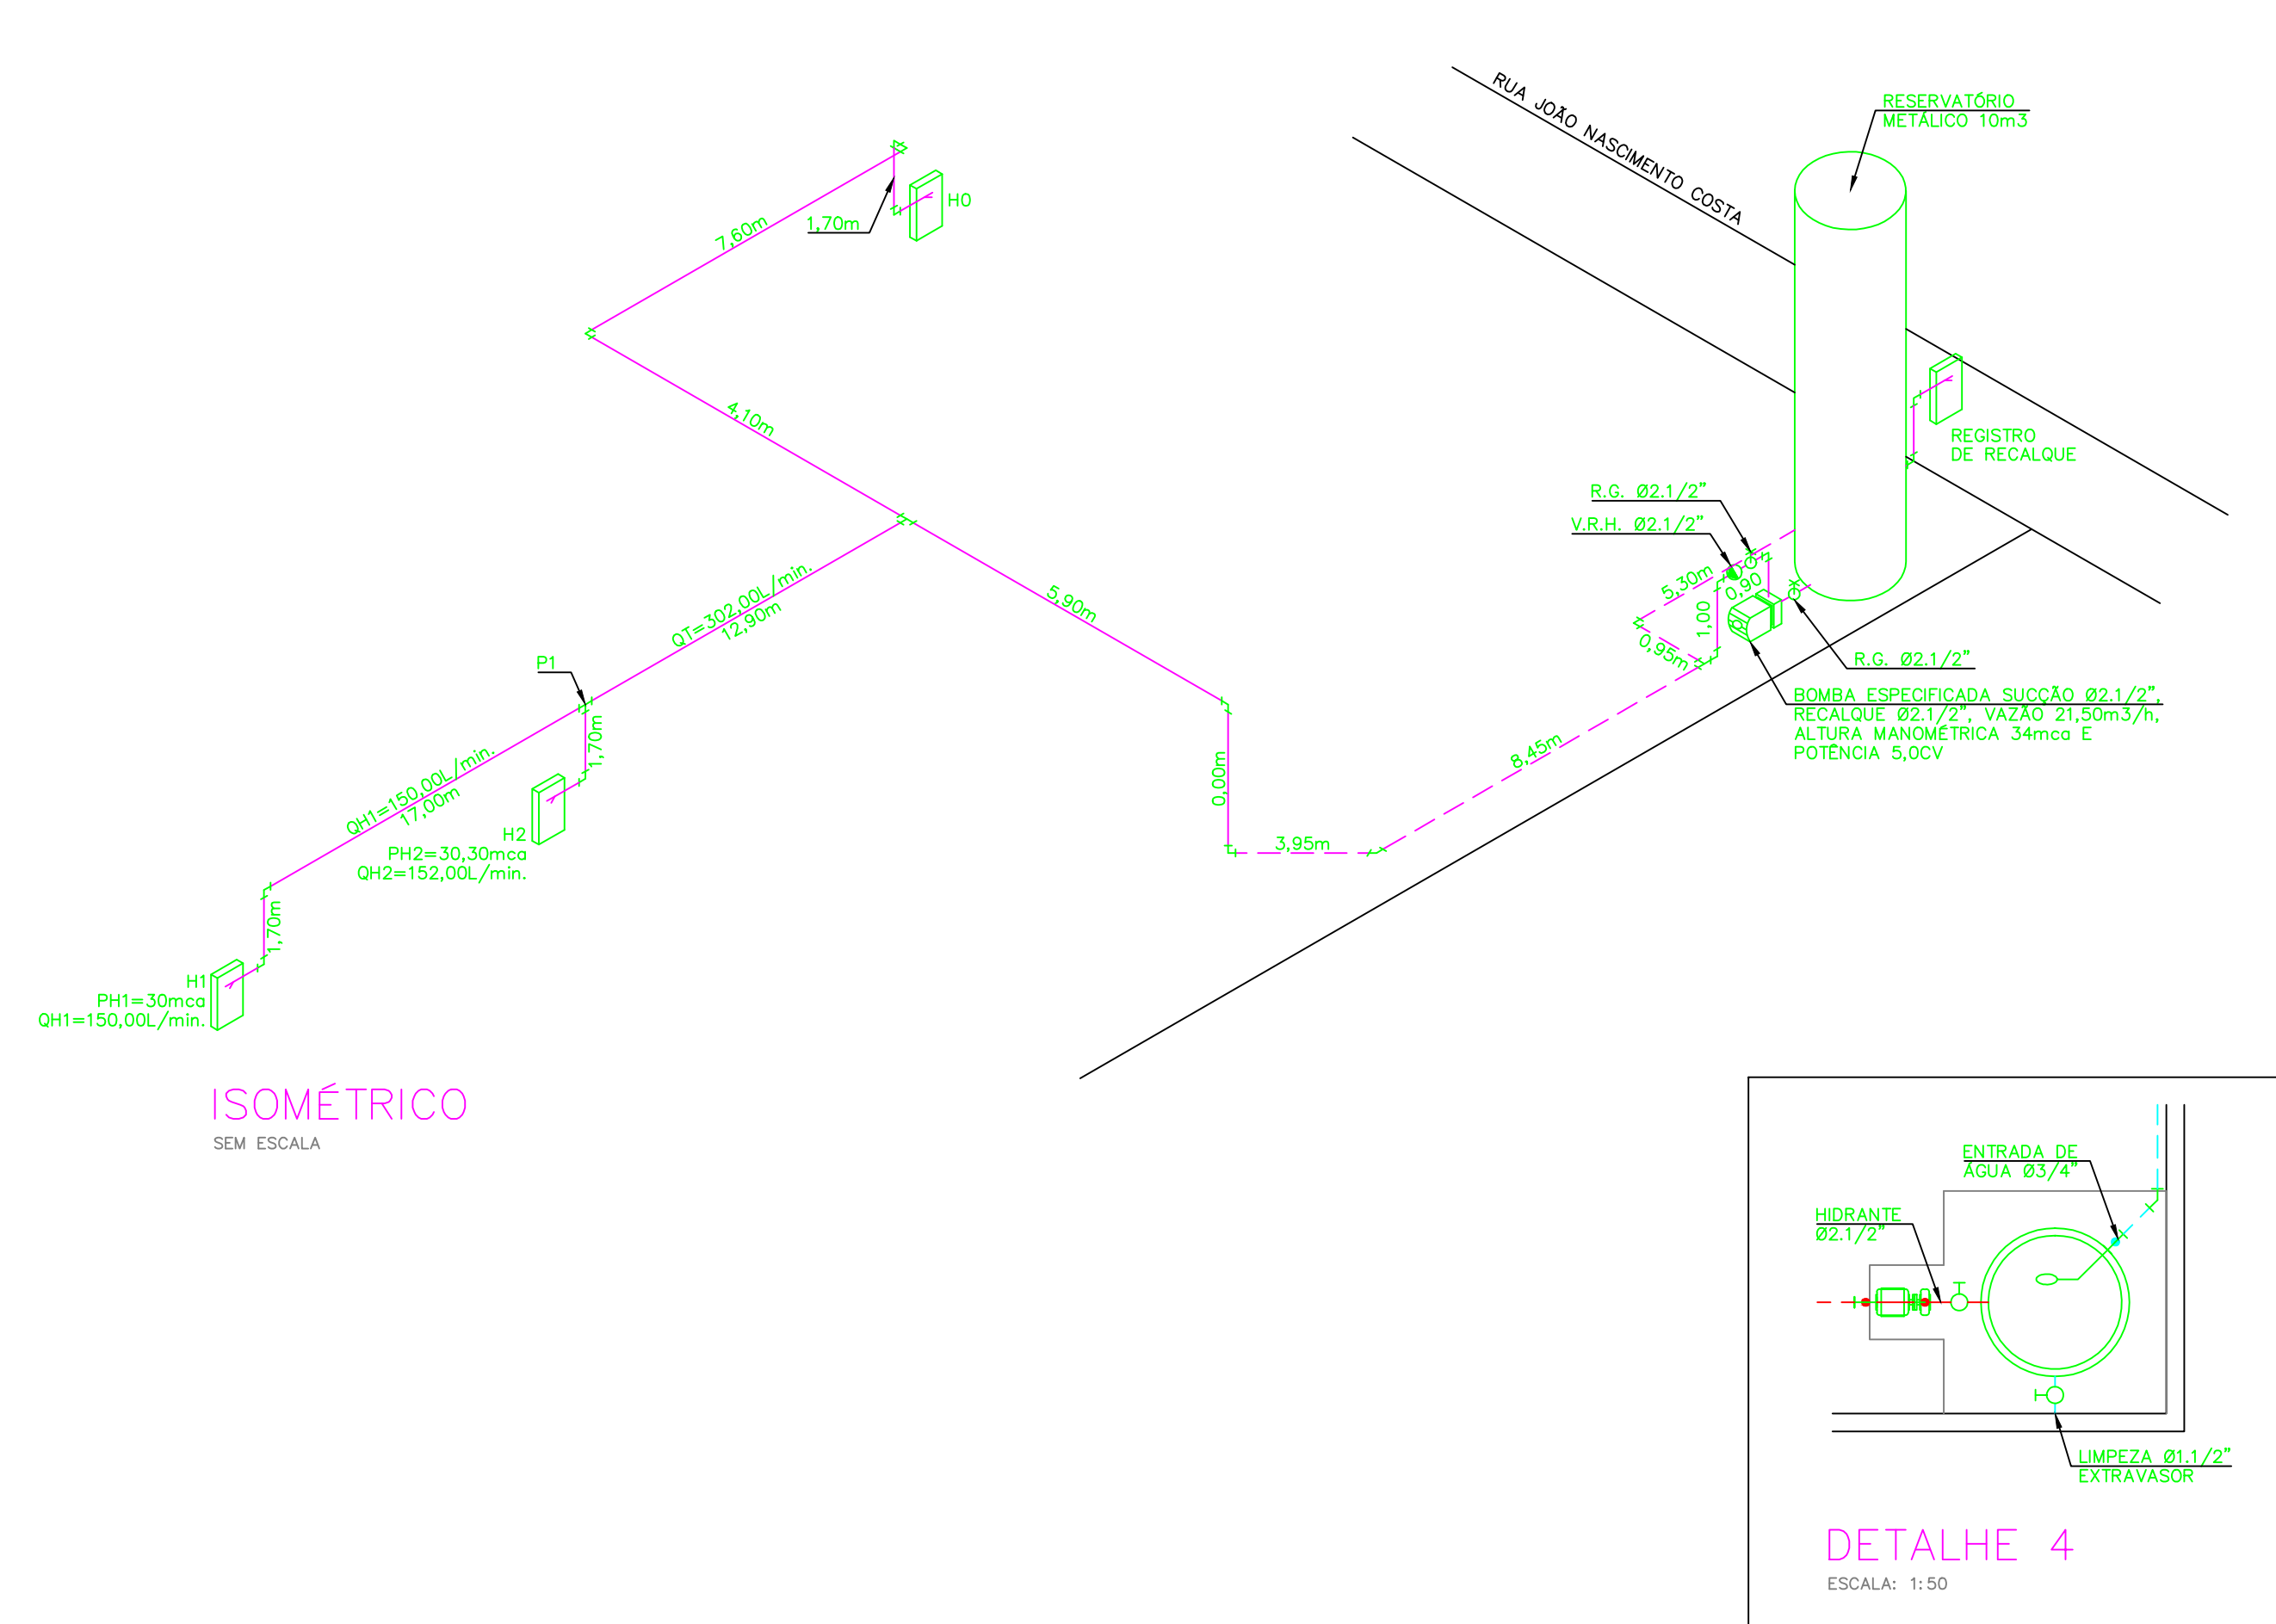

ISOMÉTRICO
SEM ESCALA

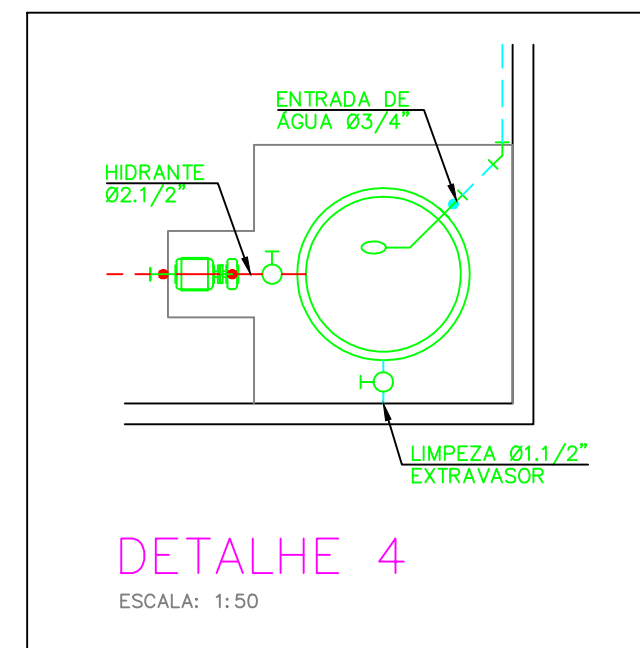

DETALHE 4
ESCALA: 1:50

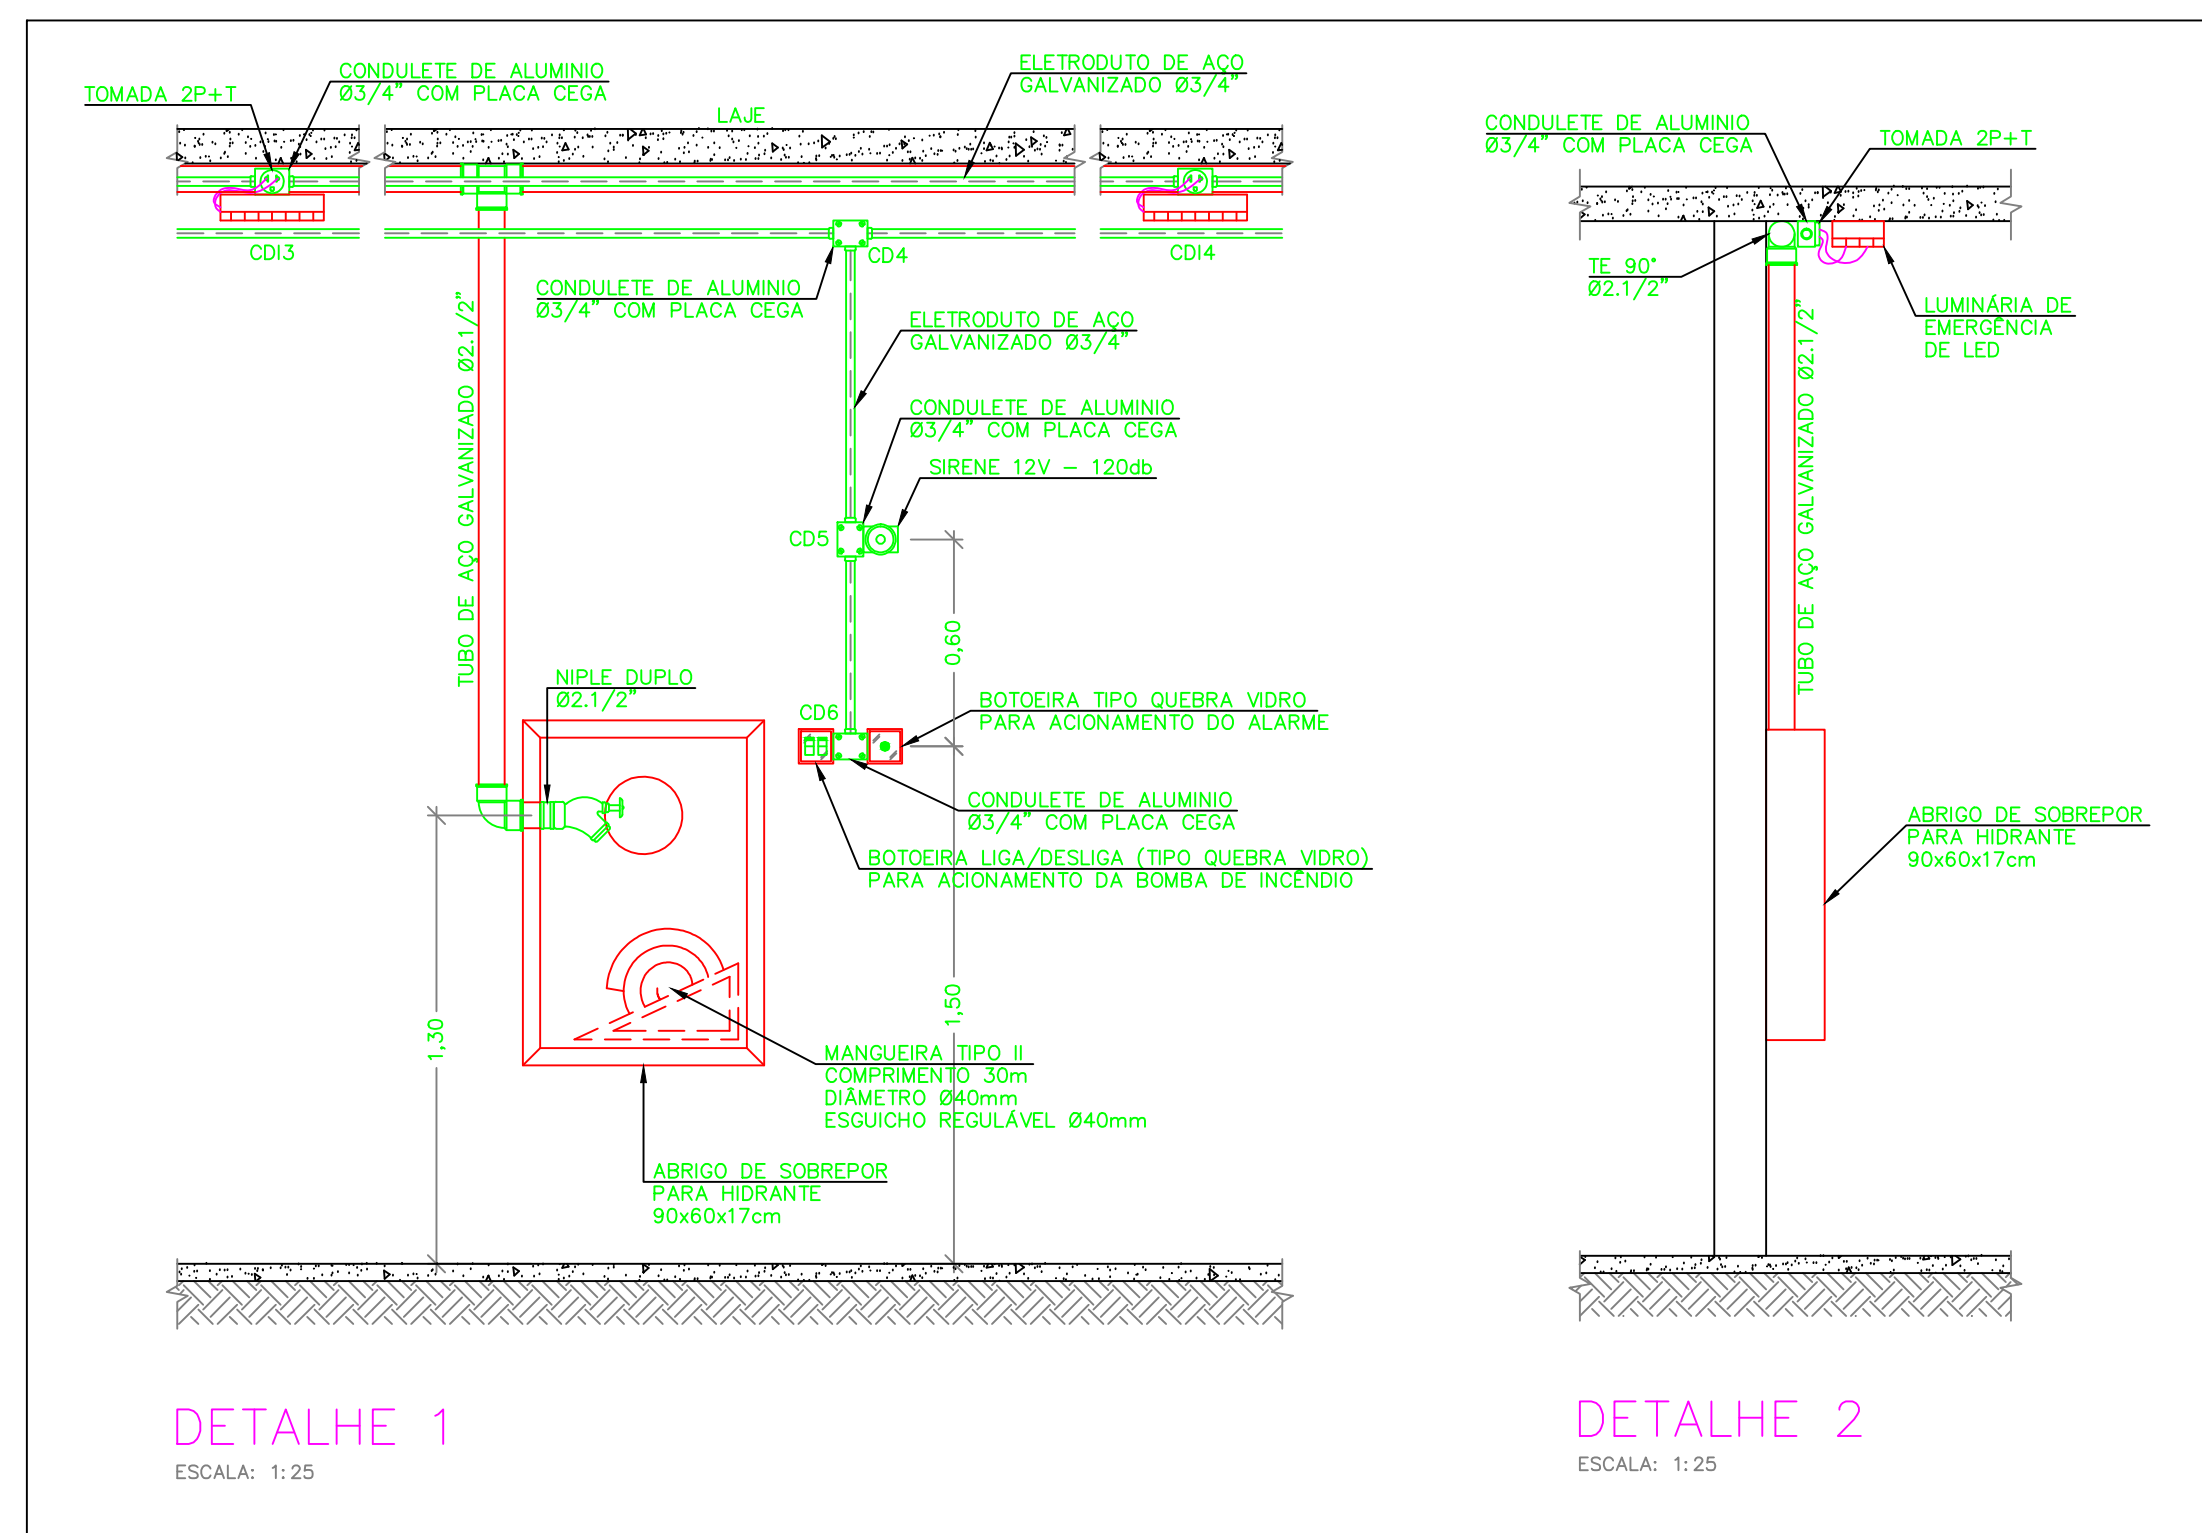

DETALHE 1
ESCALA: 1:25

DETALHE 2
ESCALA: 1:25

JOÃO HASHIMUE FILHO ENGENHEIRO DE PROJETOS	
TÍTULO: PROJETO DE PROTEÇÃO CONTRA INCÊNDIO	
PROF: PREFEITURA MUNICIPAL DE MERIDIANO	
LOCAL: RUA JOÃO NASCIMENTO COSTA, Nº 224-288, MERIDIANO - SP	
OBRA: EMEI DOLORES MARIA TORRENTE	
DATA: 12/2023	ESCALA: INDICADA
ENQ: CIVIL/ELETR: JOÃO HASHIMUE FILHO CREA: 0601496655	PREFEITURA MUNICIPAL DE MERIDIANO CNPJ: 45.116.092/0001-08
FOLHA 01/01	