


PLANTA BAIXA


ESCALA: 1:100

3,00


PORTA COM BARRA
ANTI-PÂNICO

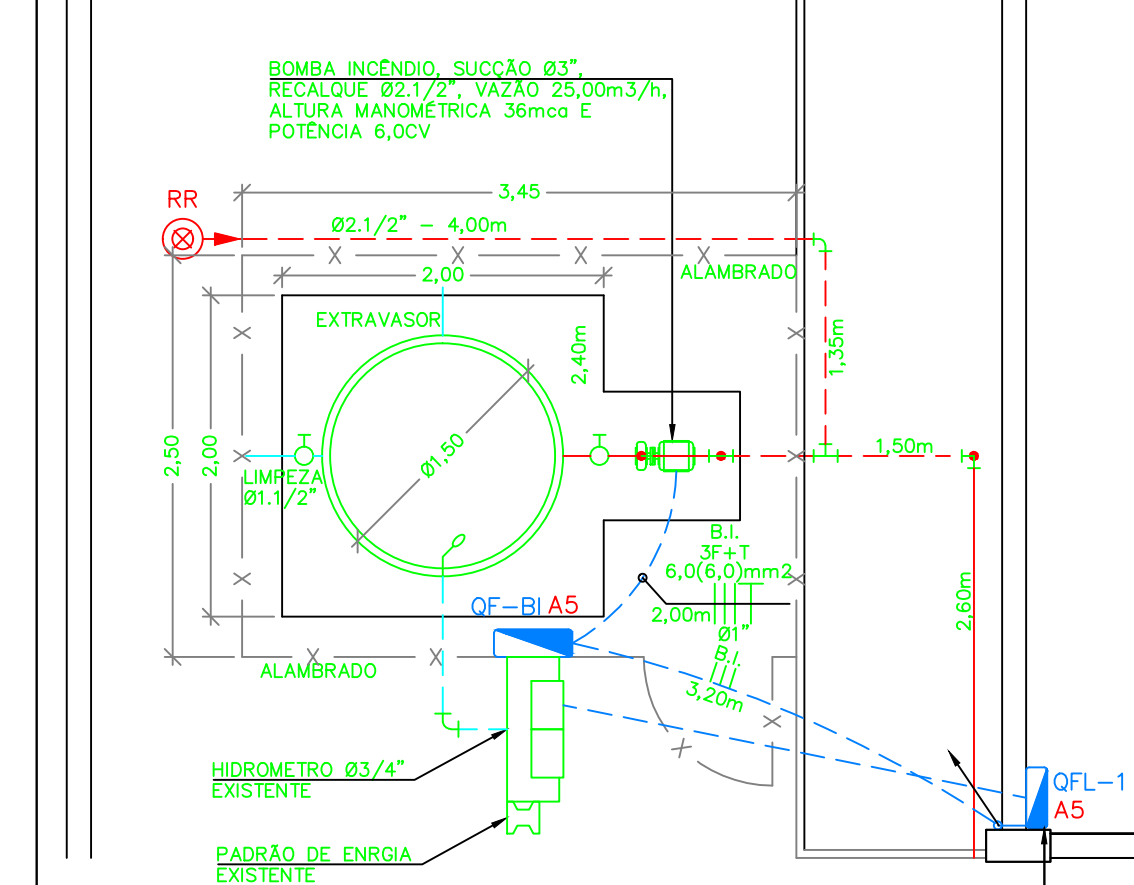

DETALHE – RESERVATÓRIO

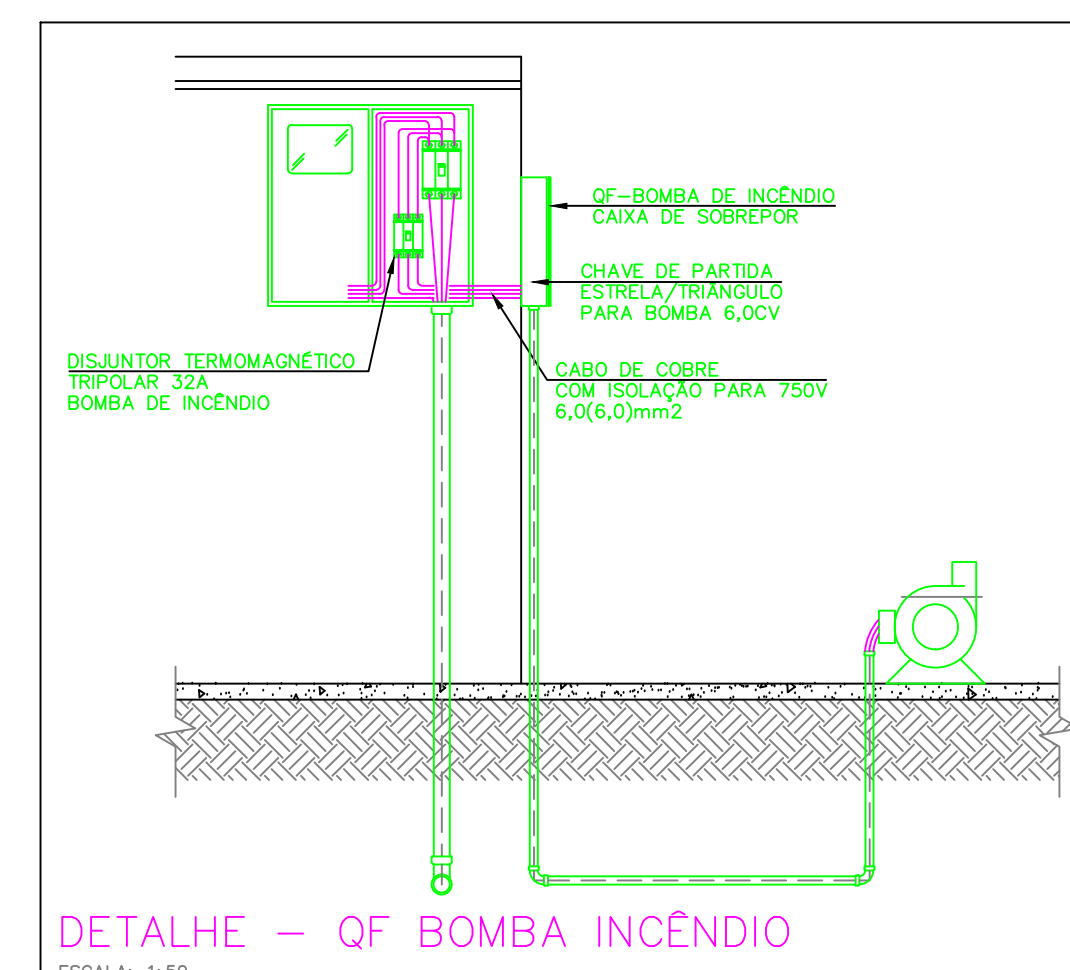

DETALHE – QF BOMBA INCÊNDIO

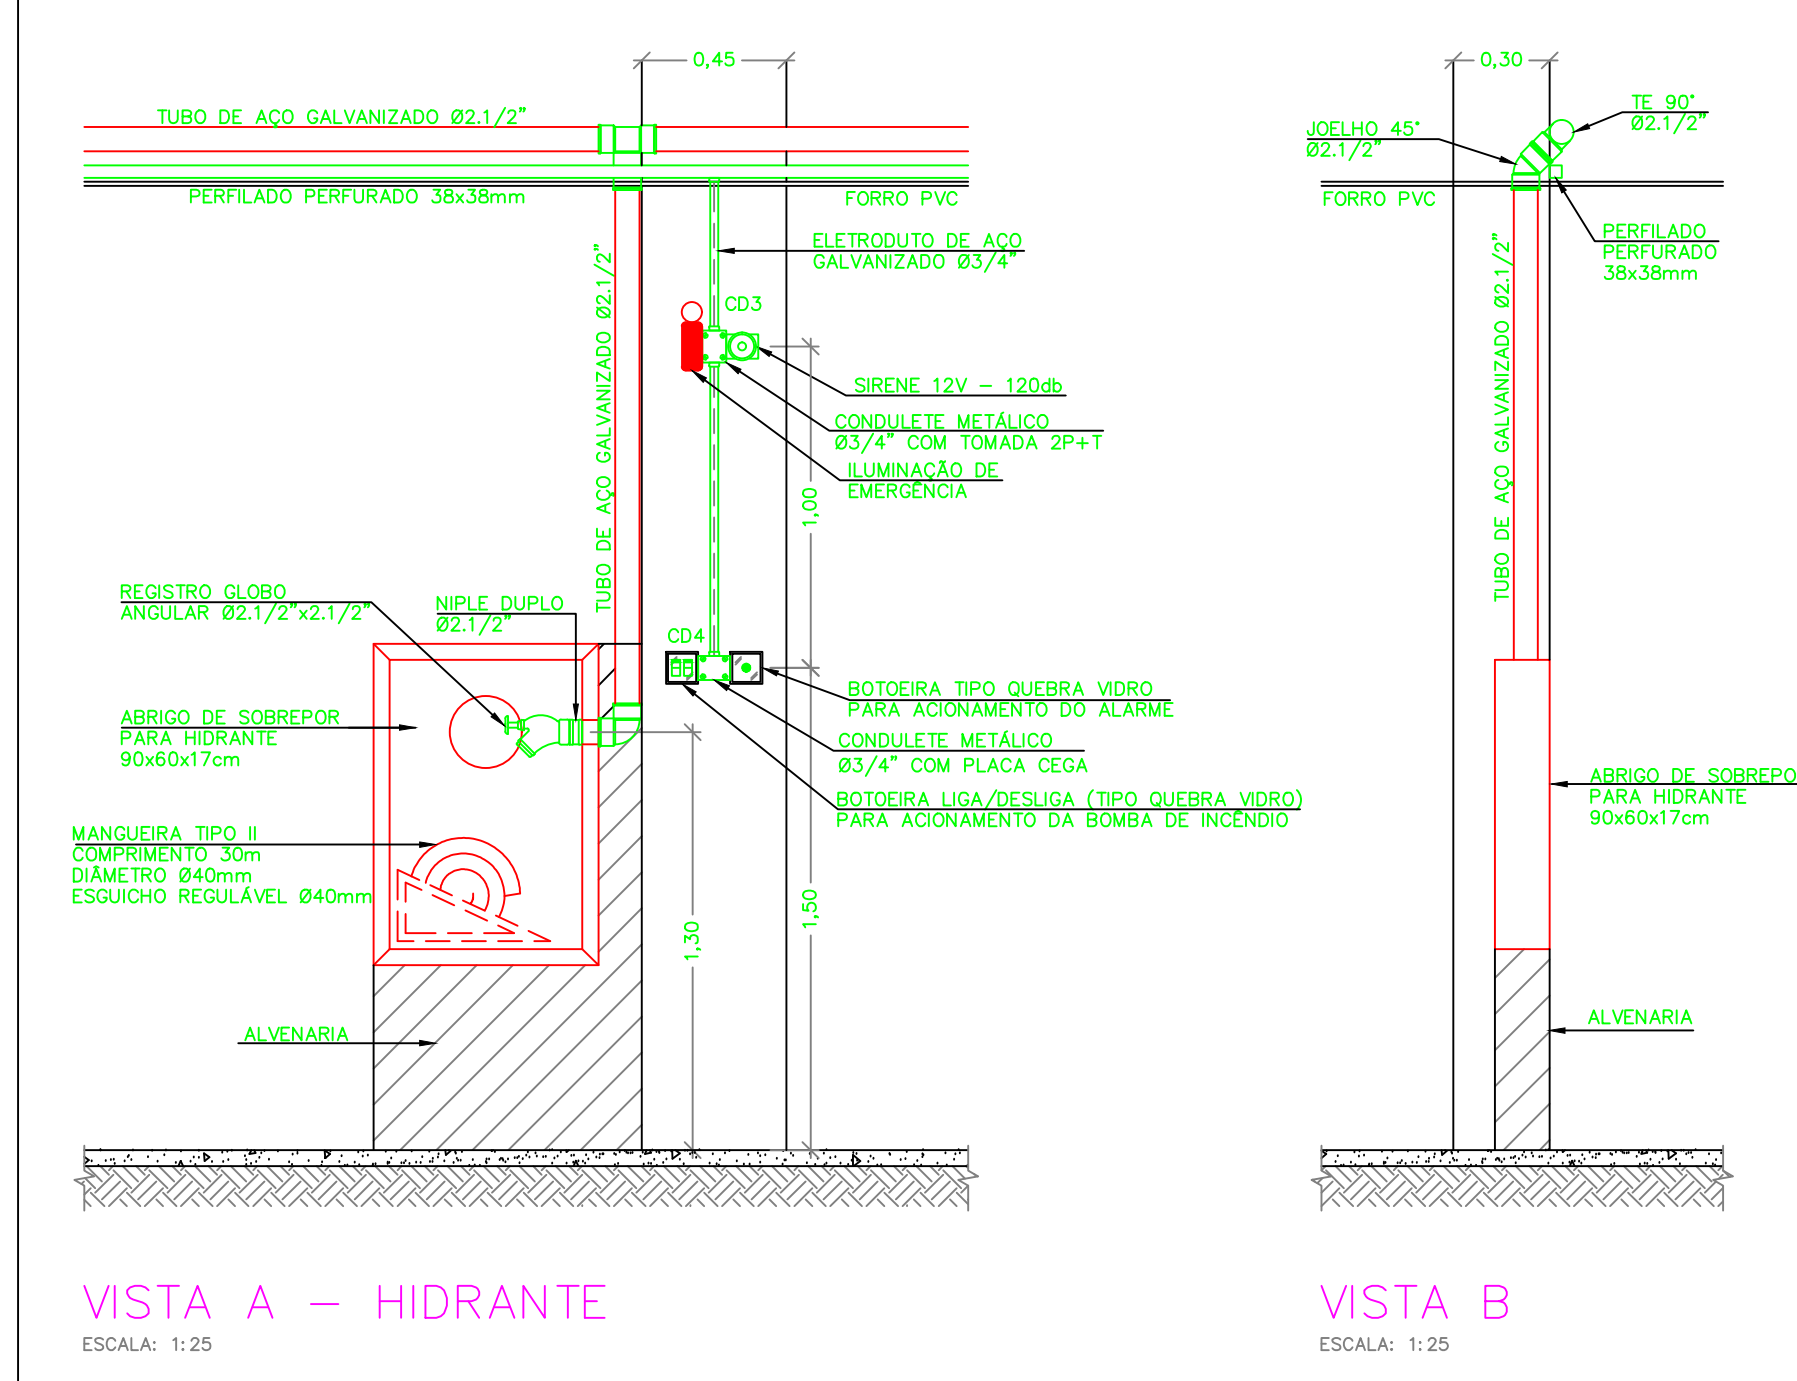

VISTA A – HIDRANTE

VISTA
EQUIL 4.0



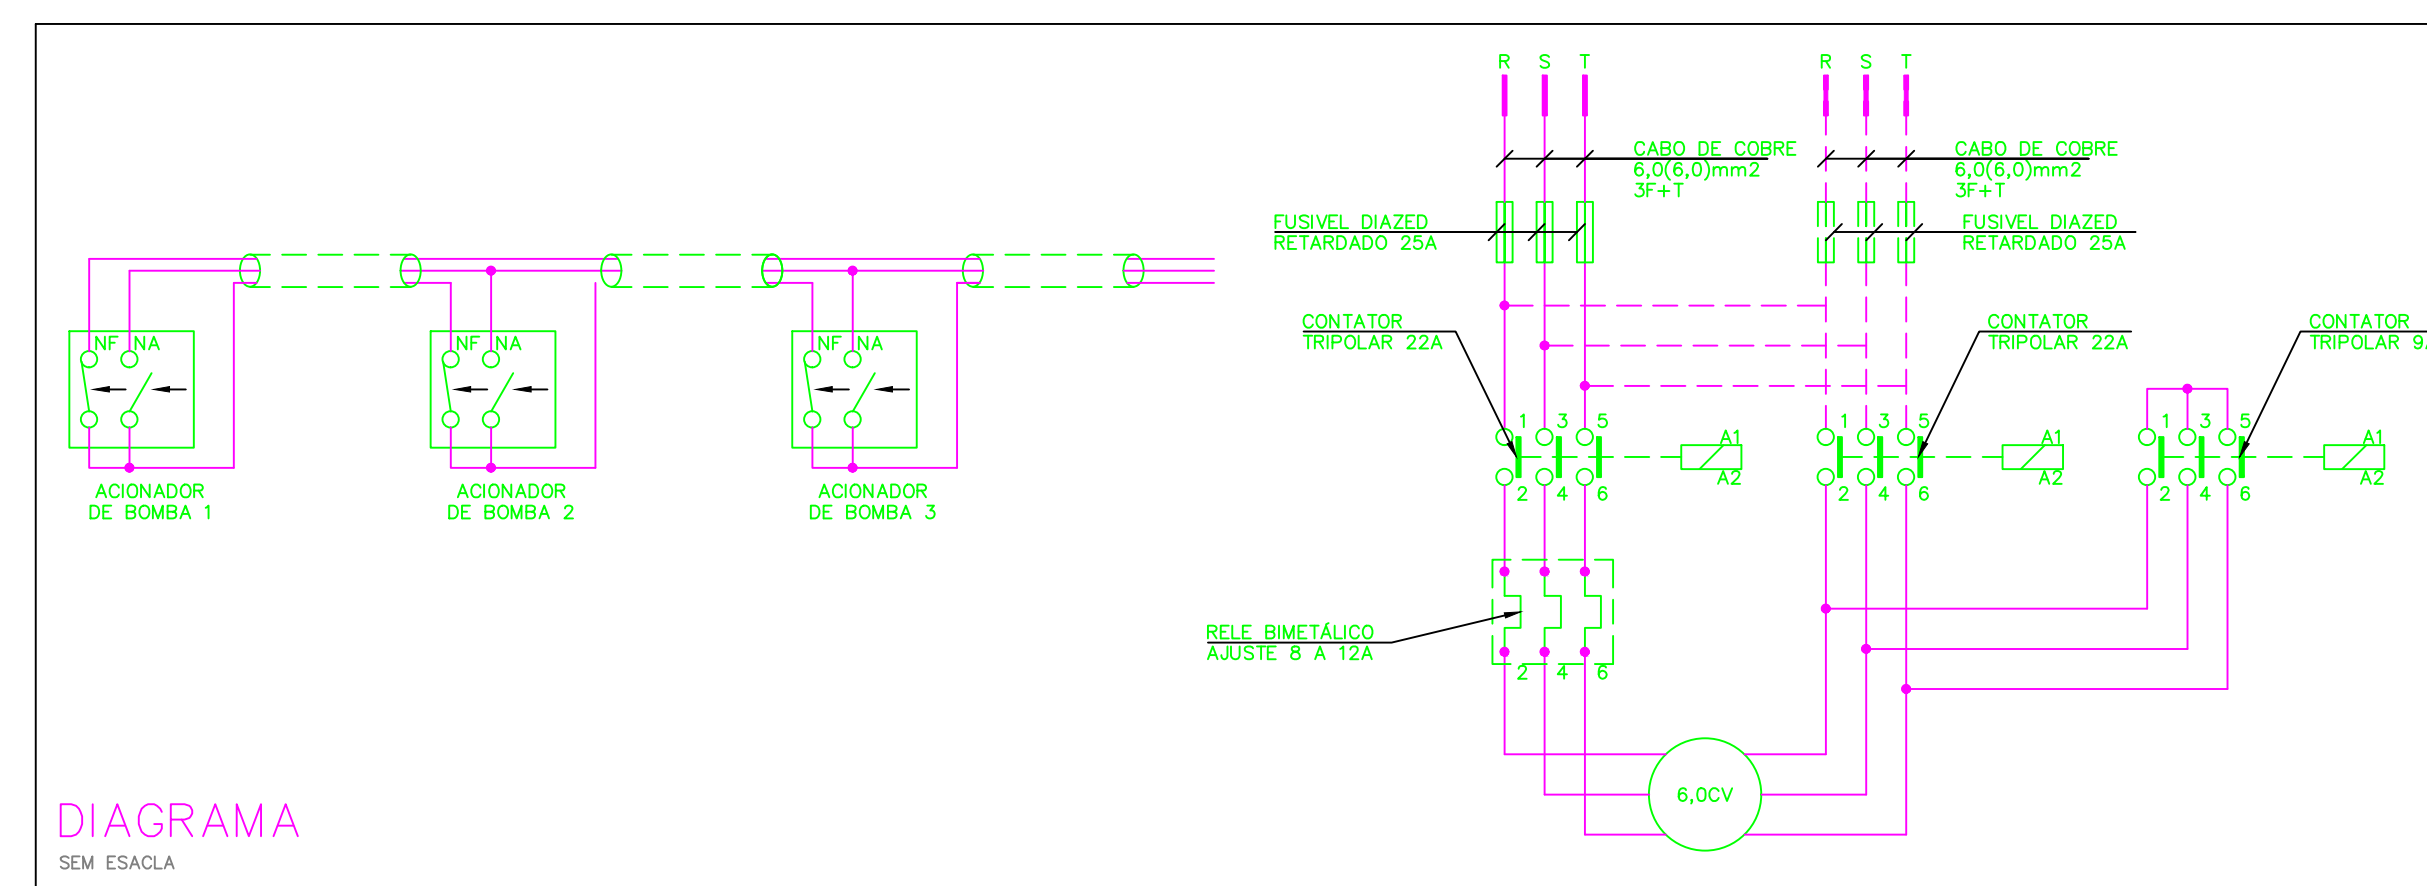



DIAGRAMA
SEM ESCOLA

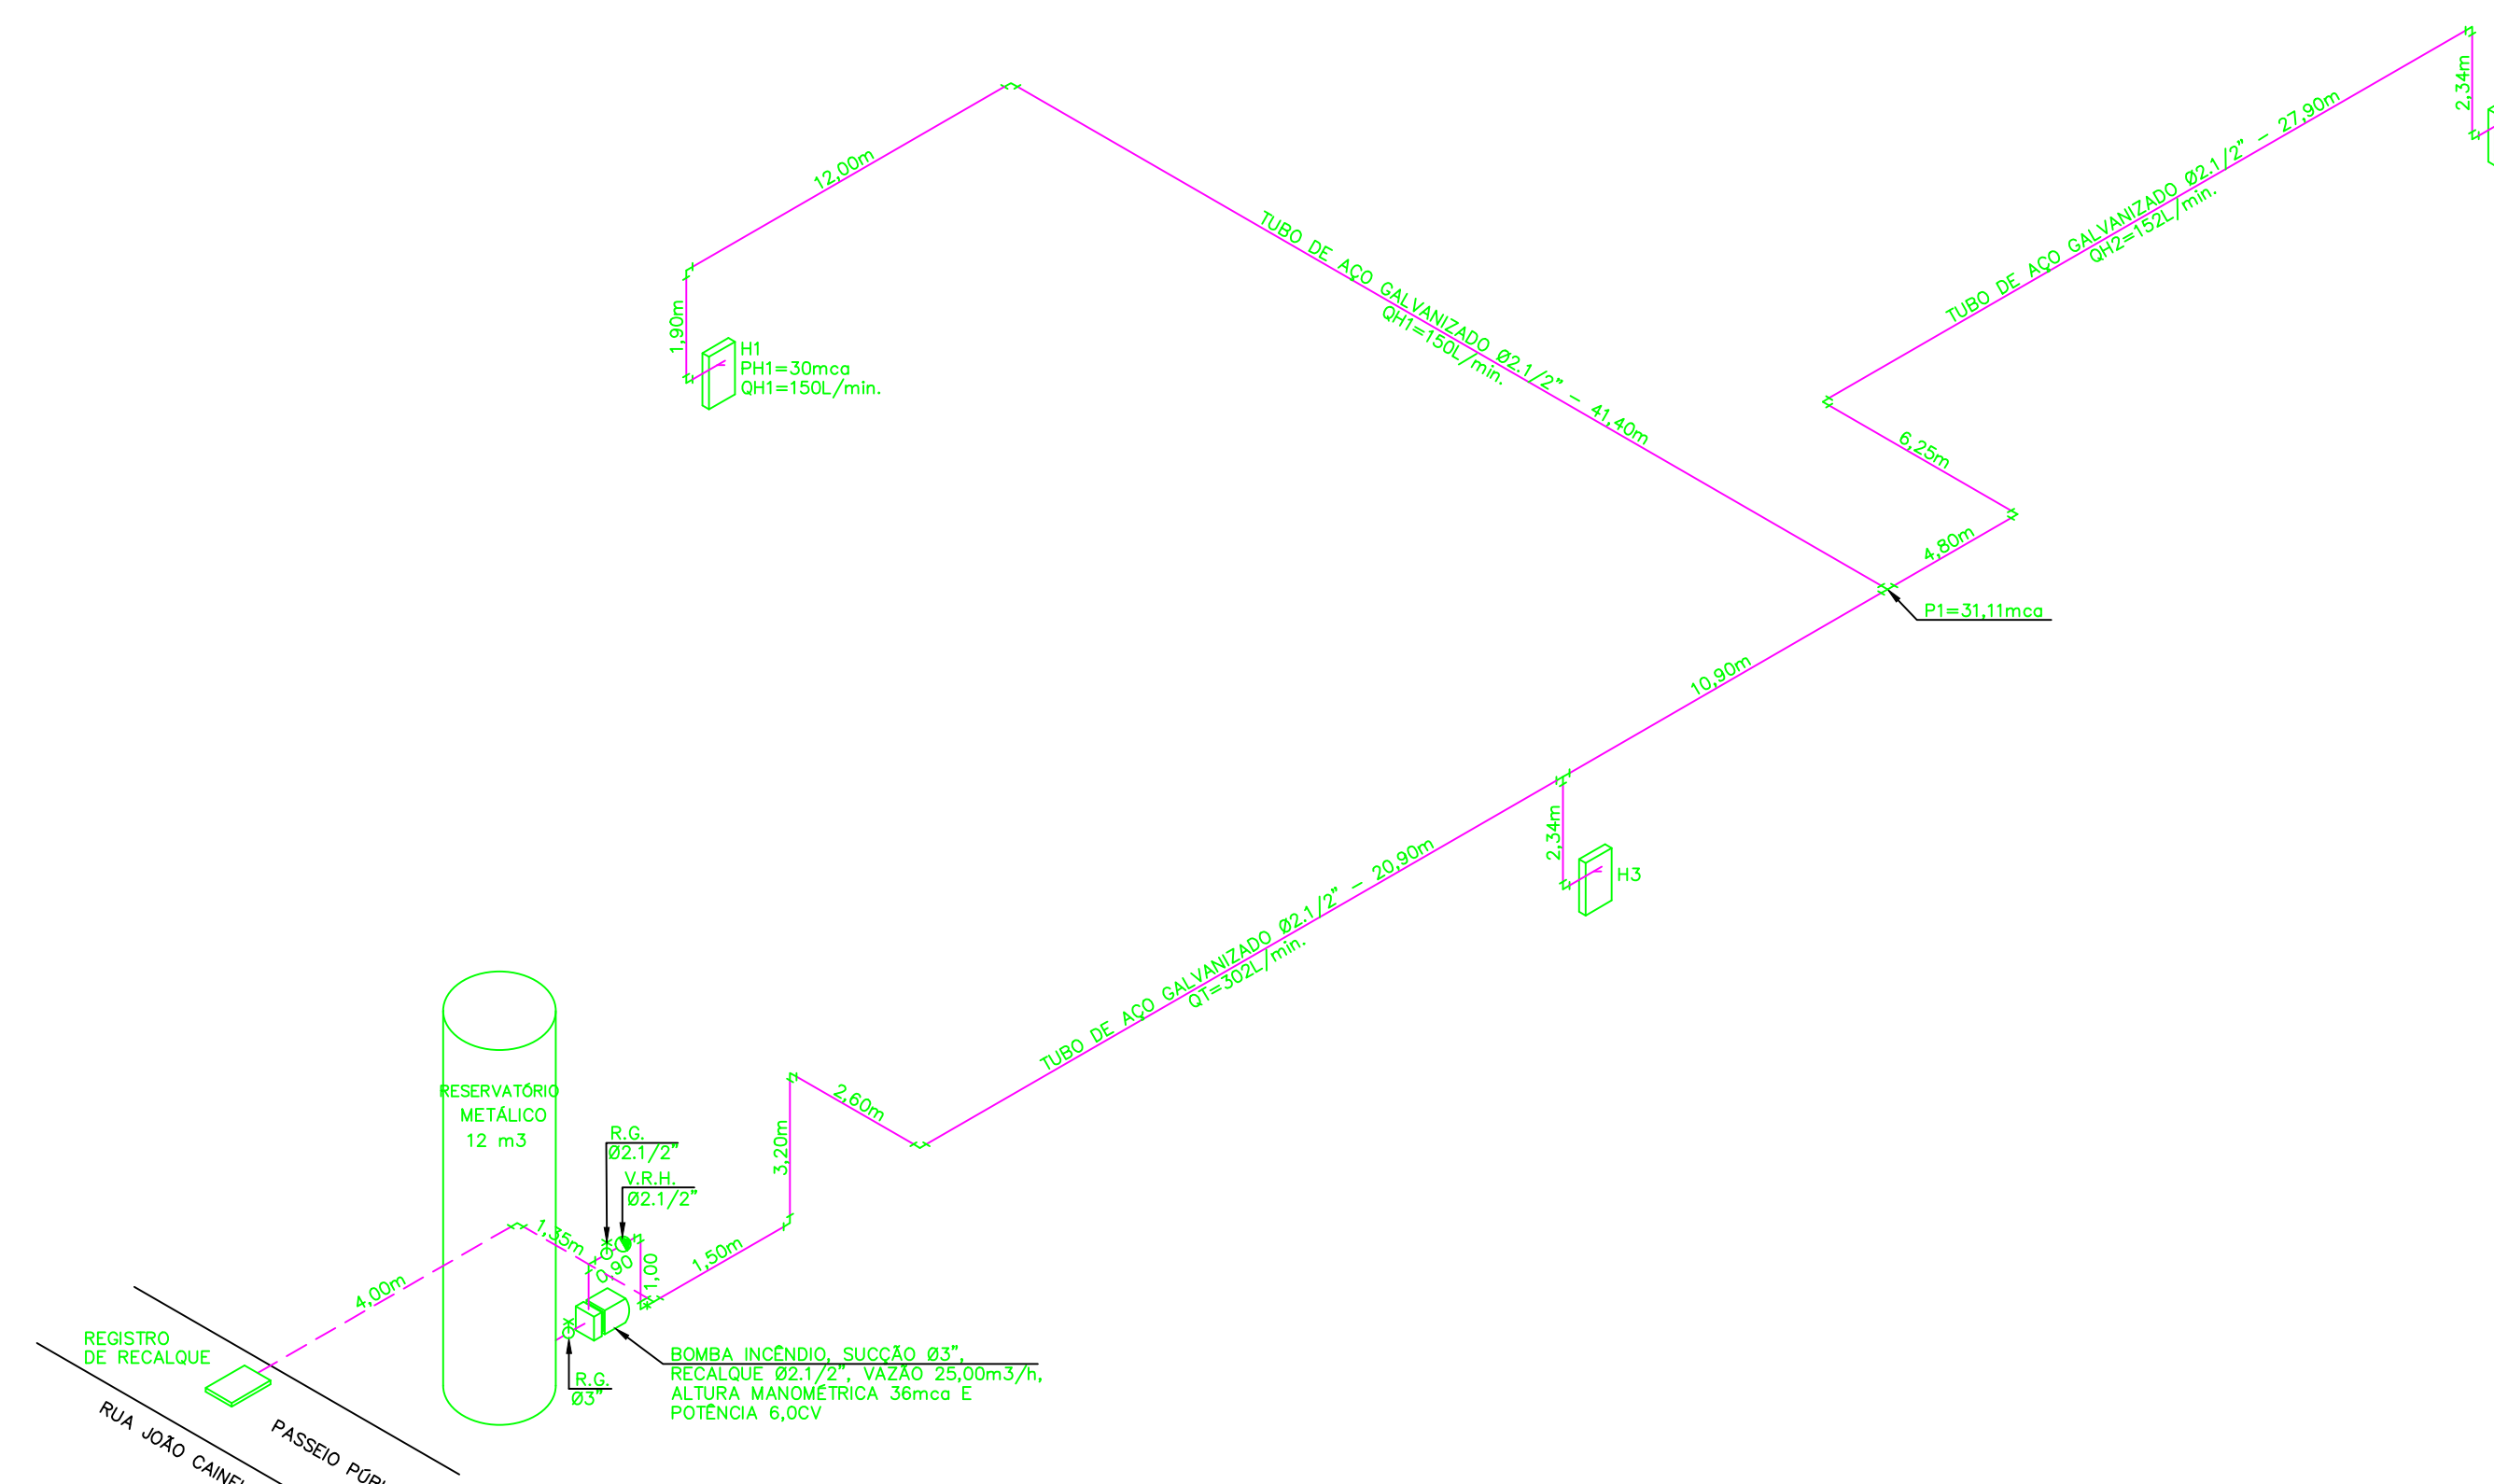


ISOMÉTRICO
SEM ESCALA

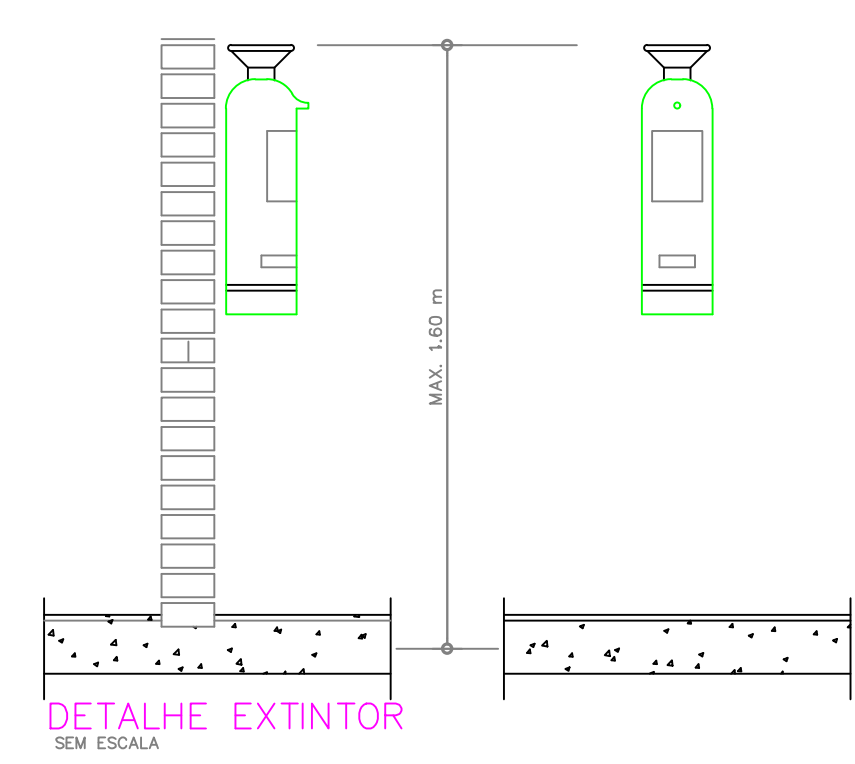

DETALHE EXTINTOR
SEM ESCALA

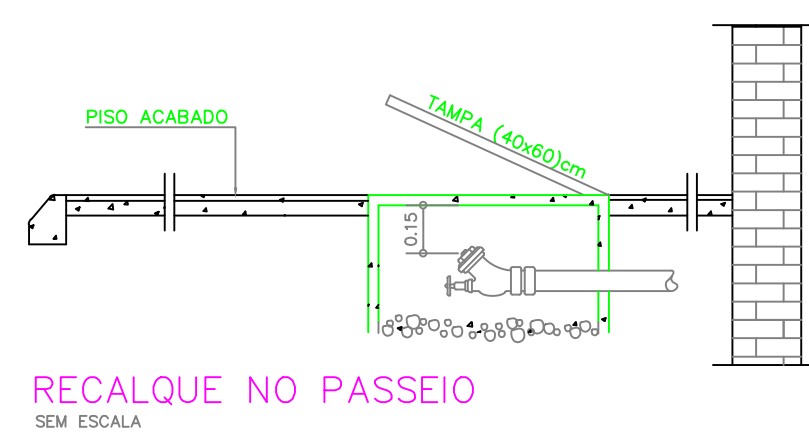

RECALQUE NO PASSEIO
SEM ESCALA

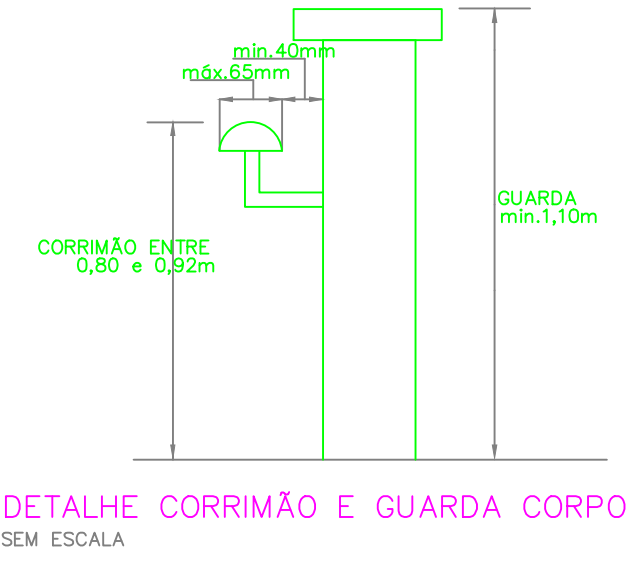


DETALHE CORRIMÃO E GUARDA CORPO
SEM ESCALA

CÓDIGO	SÍMBOLO	SIGNIFICADO	FORMA E COR	APLICAÇÃO
M1		INDICAÇÃO DOS PONTOS DE VERIFICAÇÃO DE MANUTENÇÃO DESENVOLVIDA DEPENDENTE DAS ZONAS DE PROTEÇÃO EXISTENTES NA ESTRUTURA EXISTENTE NA ESTRUTURA DE EMERGÊNCIA	SÍMBOLO: QUADRADO OU RETÂNGULAR FUNDO: BRANCO MENSAGEM: TEXTO DEPENDENTE DAS ZONAS DE PROTEÇÃO EXISTENTES NA ESTRUTURA EXISTENTE NA ESTRUTURA DE EMERGÊNCIA	NA ENTRADA PRINCIPAL NA IDENTIFICAÇÃO
S12		SAÍDA DE EMERGÊNCIA	SÍMBOLO: RETÂNGULAR FUNDO: VERDE MENSAGEM: "SAÍDA" ALTURA DE LETRA 50mm	INDICAÇÃO DE SAÍDA DE EMERGÊNCIA
E1		ALARME SONORO	SÍMBOLO: QUADRADO FUNDO: VERMELHO PICTOGRAMA: POTENCIOMETRIZANTE	INDICAÇÃO DO LOCAL DE ACOMODAMENTO DO ALARME DE INCÊNDIO
E2		COMANDO MANUAL DE ALARME DE INCÊNDIO	SÍMBOLO: QUADRADO FUNDO: VERMELHO PICTOGRAMA: POTENCIOMETRIZANTE	PUNTO DE ACOMODAMENTO DO ALARME DE INCÊNDIO DEVE TER SINALIZADOR DE UMA MENSAGEM SONORA, ASSOCIANDO O ACOMODAMENTO ACOMODADO POR AQUELE PONTO
E5		EXTINTOR DE INCÊNDIO	SÍMBOLO: QUADRADO FUNDO: VERMELHO PICTOGRAMA: POTENCIOMETRIZANTE	INDICAÇÃO DE LOCALIZAÇÃO DOS EXTINTORES DE INCÊNDIO
E9		HIDRANTE DE INCÊNDIO	SÍMBOLO: QUADRADO FUNDO: VERMELHO PICTOGRAMA: POTENCIOMETRIZANTE	INDICAÇÃO DA LOCALIZAÇÃO DO HIDRANTE
A5		CIULADO, RISCO DE CHOQUE ELÉTRICO	SÍMBOLO: TRIÂNGULAR FUNDO: AMARELO PICTOGRAMA: CÍRCULO NA FAIXA LARANILHA: PRATA	PROVISO A INSTALAÇÕES RELEVANTES QUE OBTENHAM NÍVEL DE RISCO

ESTA EDIFICAÇÃO ESTÁ DOTADA DOS SEGUINTES SISTEMAS DE SEGURANÇA CONTRA INCÊNDIO:


- EXTERIORES DE INCÊNDIO
 - HIDRANTES
- ILUMINAÇÃO DE EMERGÊNCIA
- ALARME DE INCÊNDIO
- SINALIZAÇÃO DE EMERGÊNCIA
 -
- EDIFICAÇÃO EM ESTRUTURA METÁLICA
 -
- EM CASO DE EMERGÊNCIA:
 - LIGUE 193 - CORPO DE BOMBEIROS
 - LIGUE 190 - POLÍCIA MILITAR

FIGURA 1 - MODELO DE SINALIZAÇÃO TIPO M1

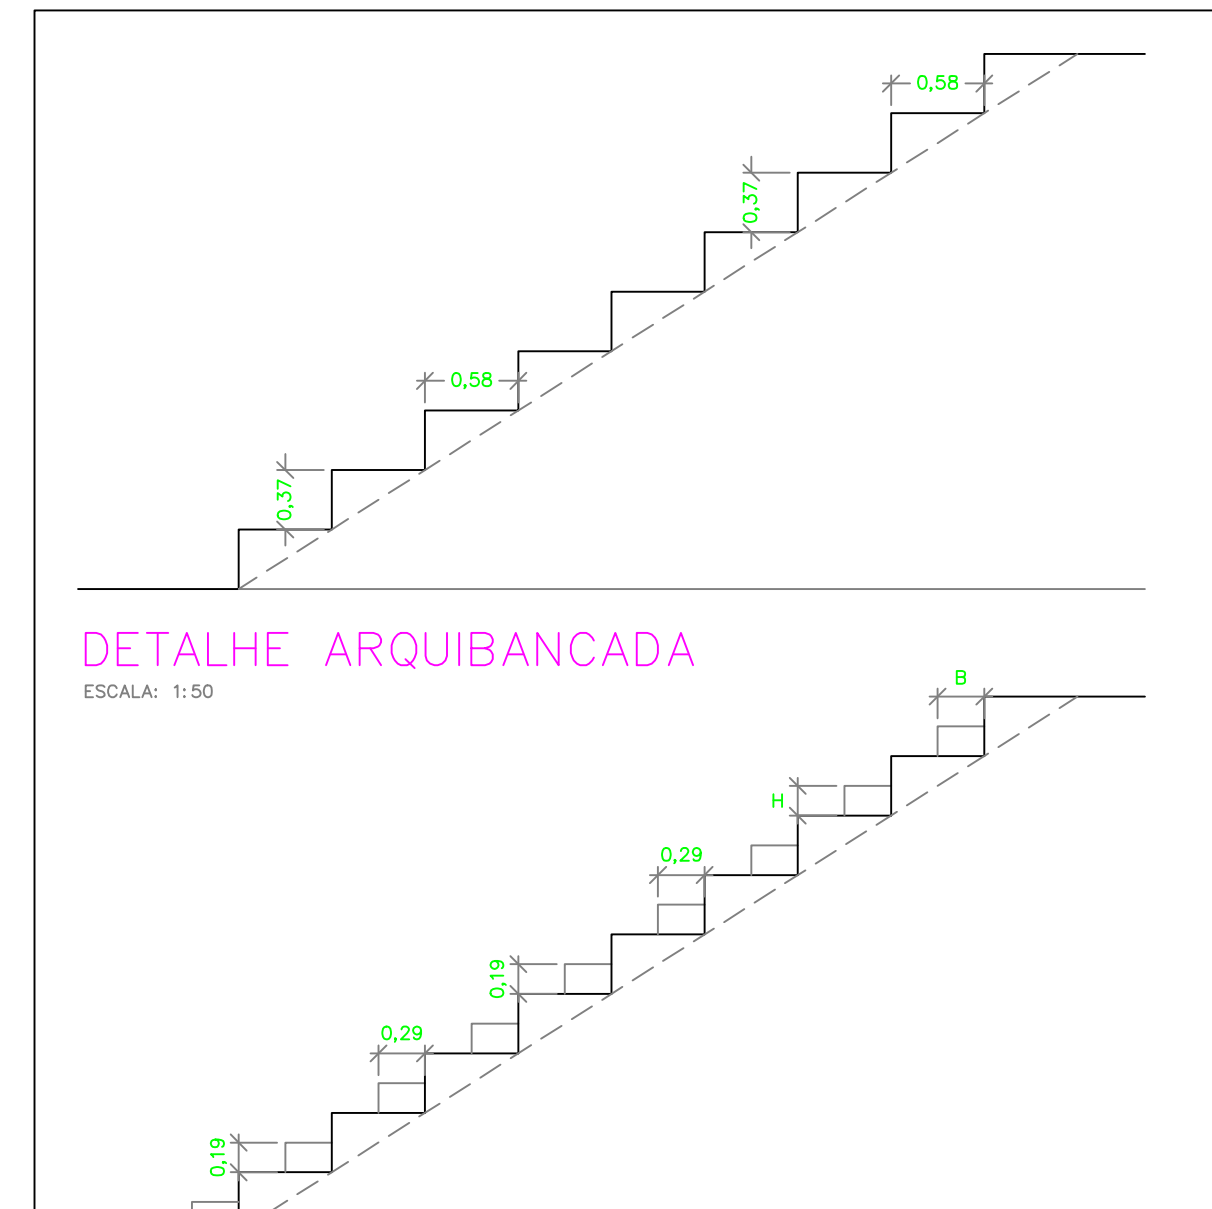


DETALHE ARQUIBANCADA

ESCALA: 1:50

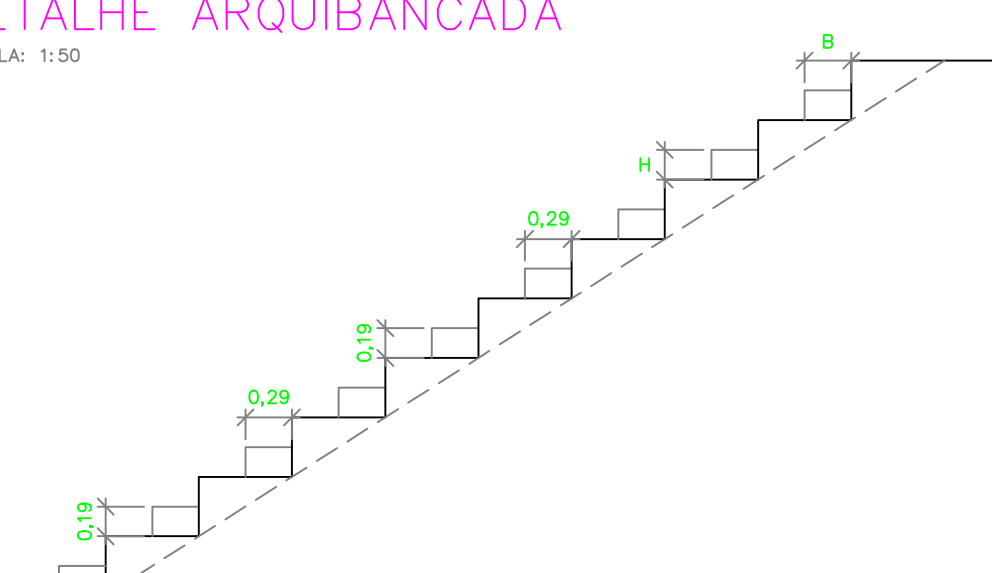

DETALHE ESCADA

ESCALA: 1:50

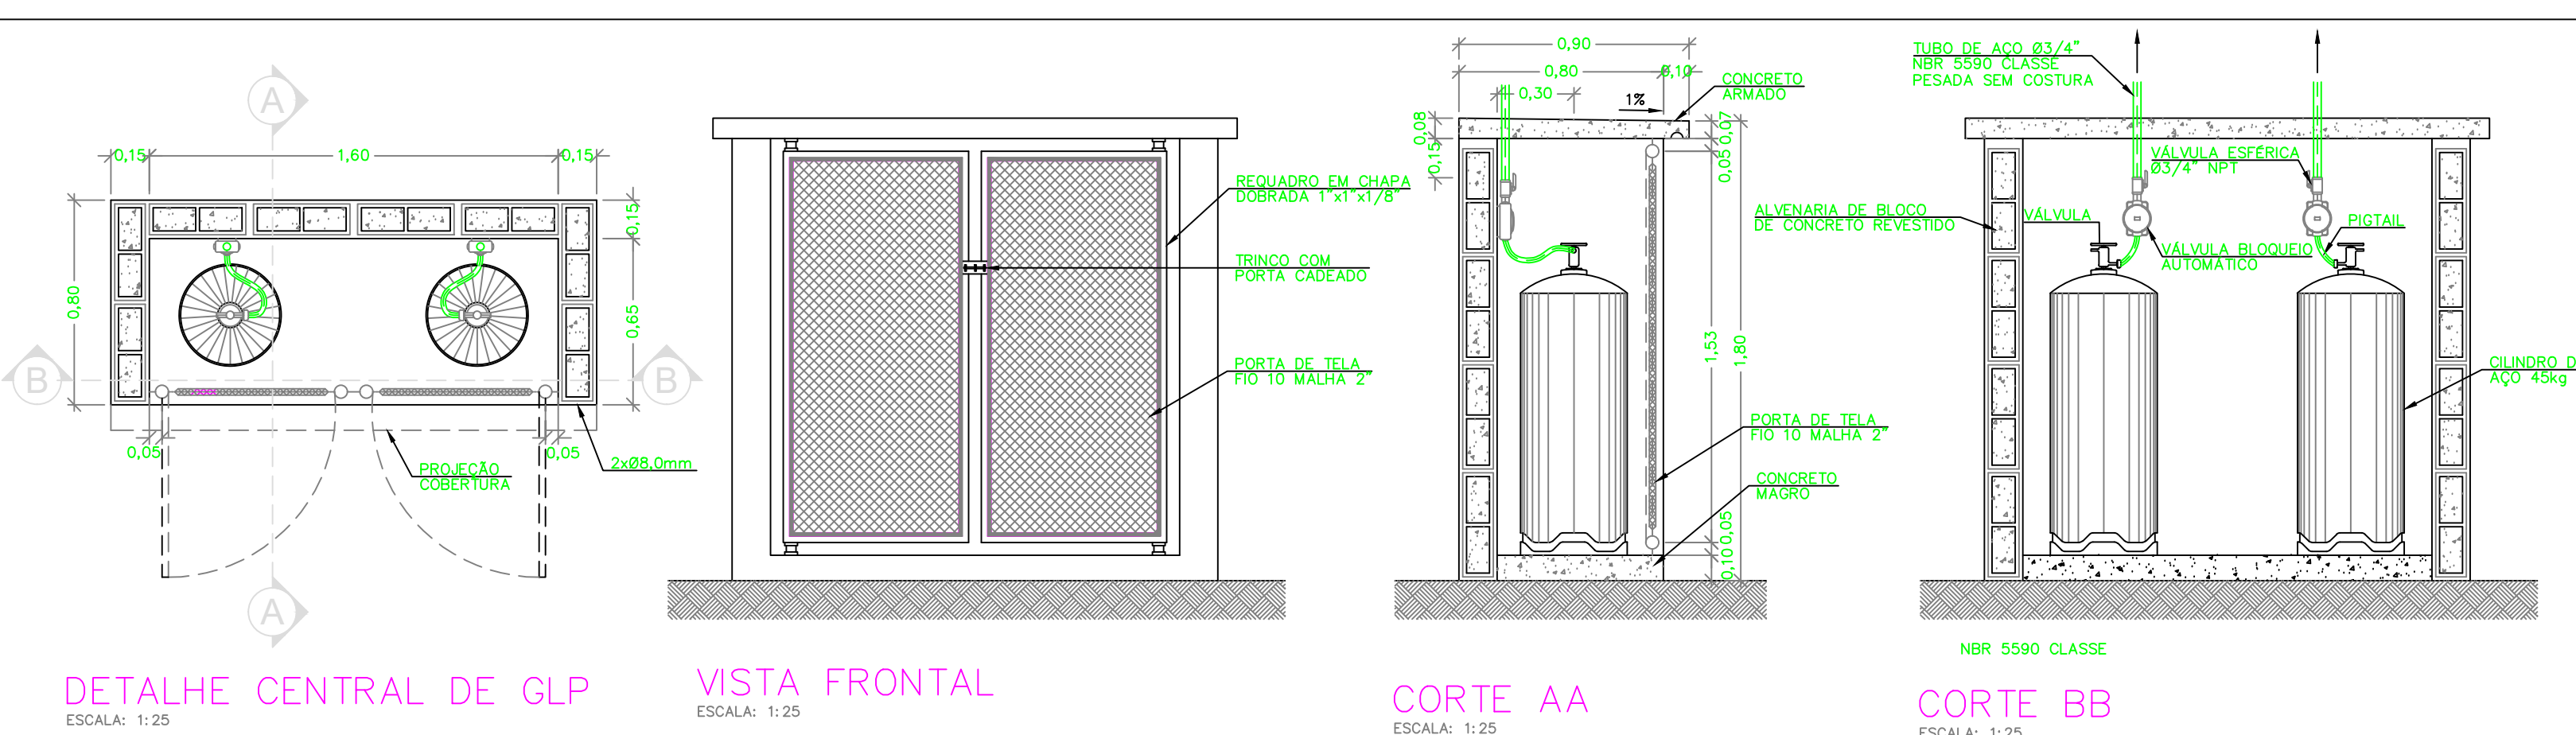

DETALHE CENTRAL DE GLP

VISTA FRONTAL
ESCALA: 1:25

CORTE A
ESCALA: 1:25

CORTE BB
ESCALA: 1:25