
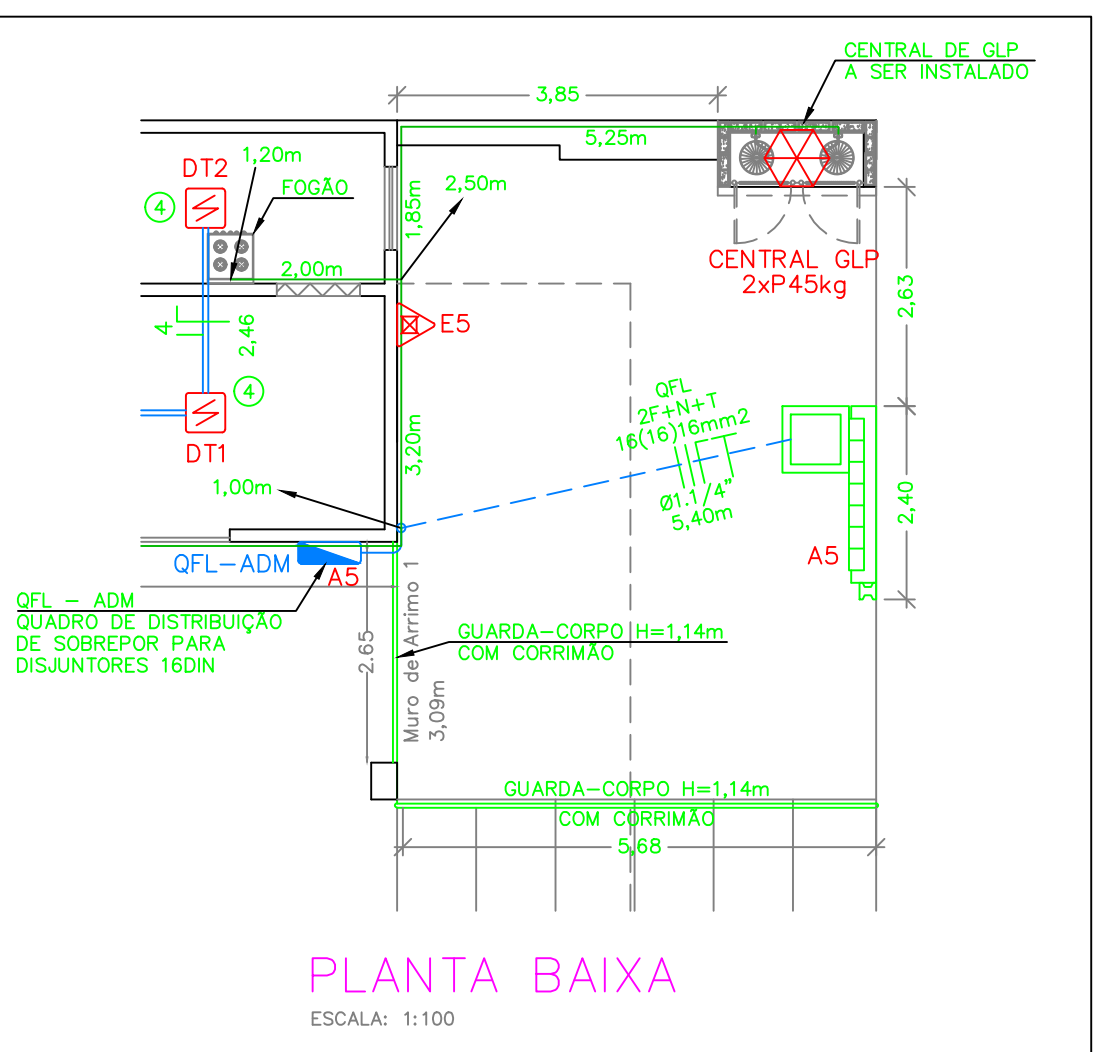


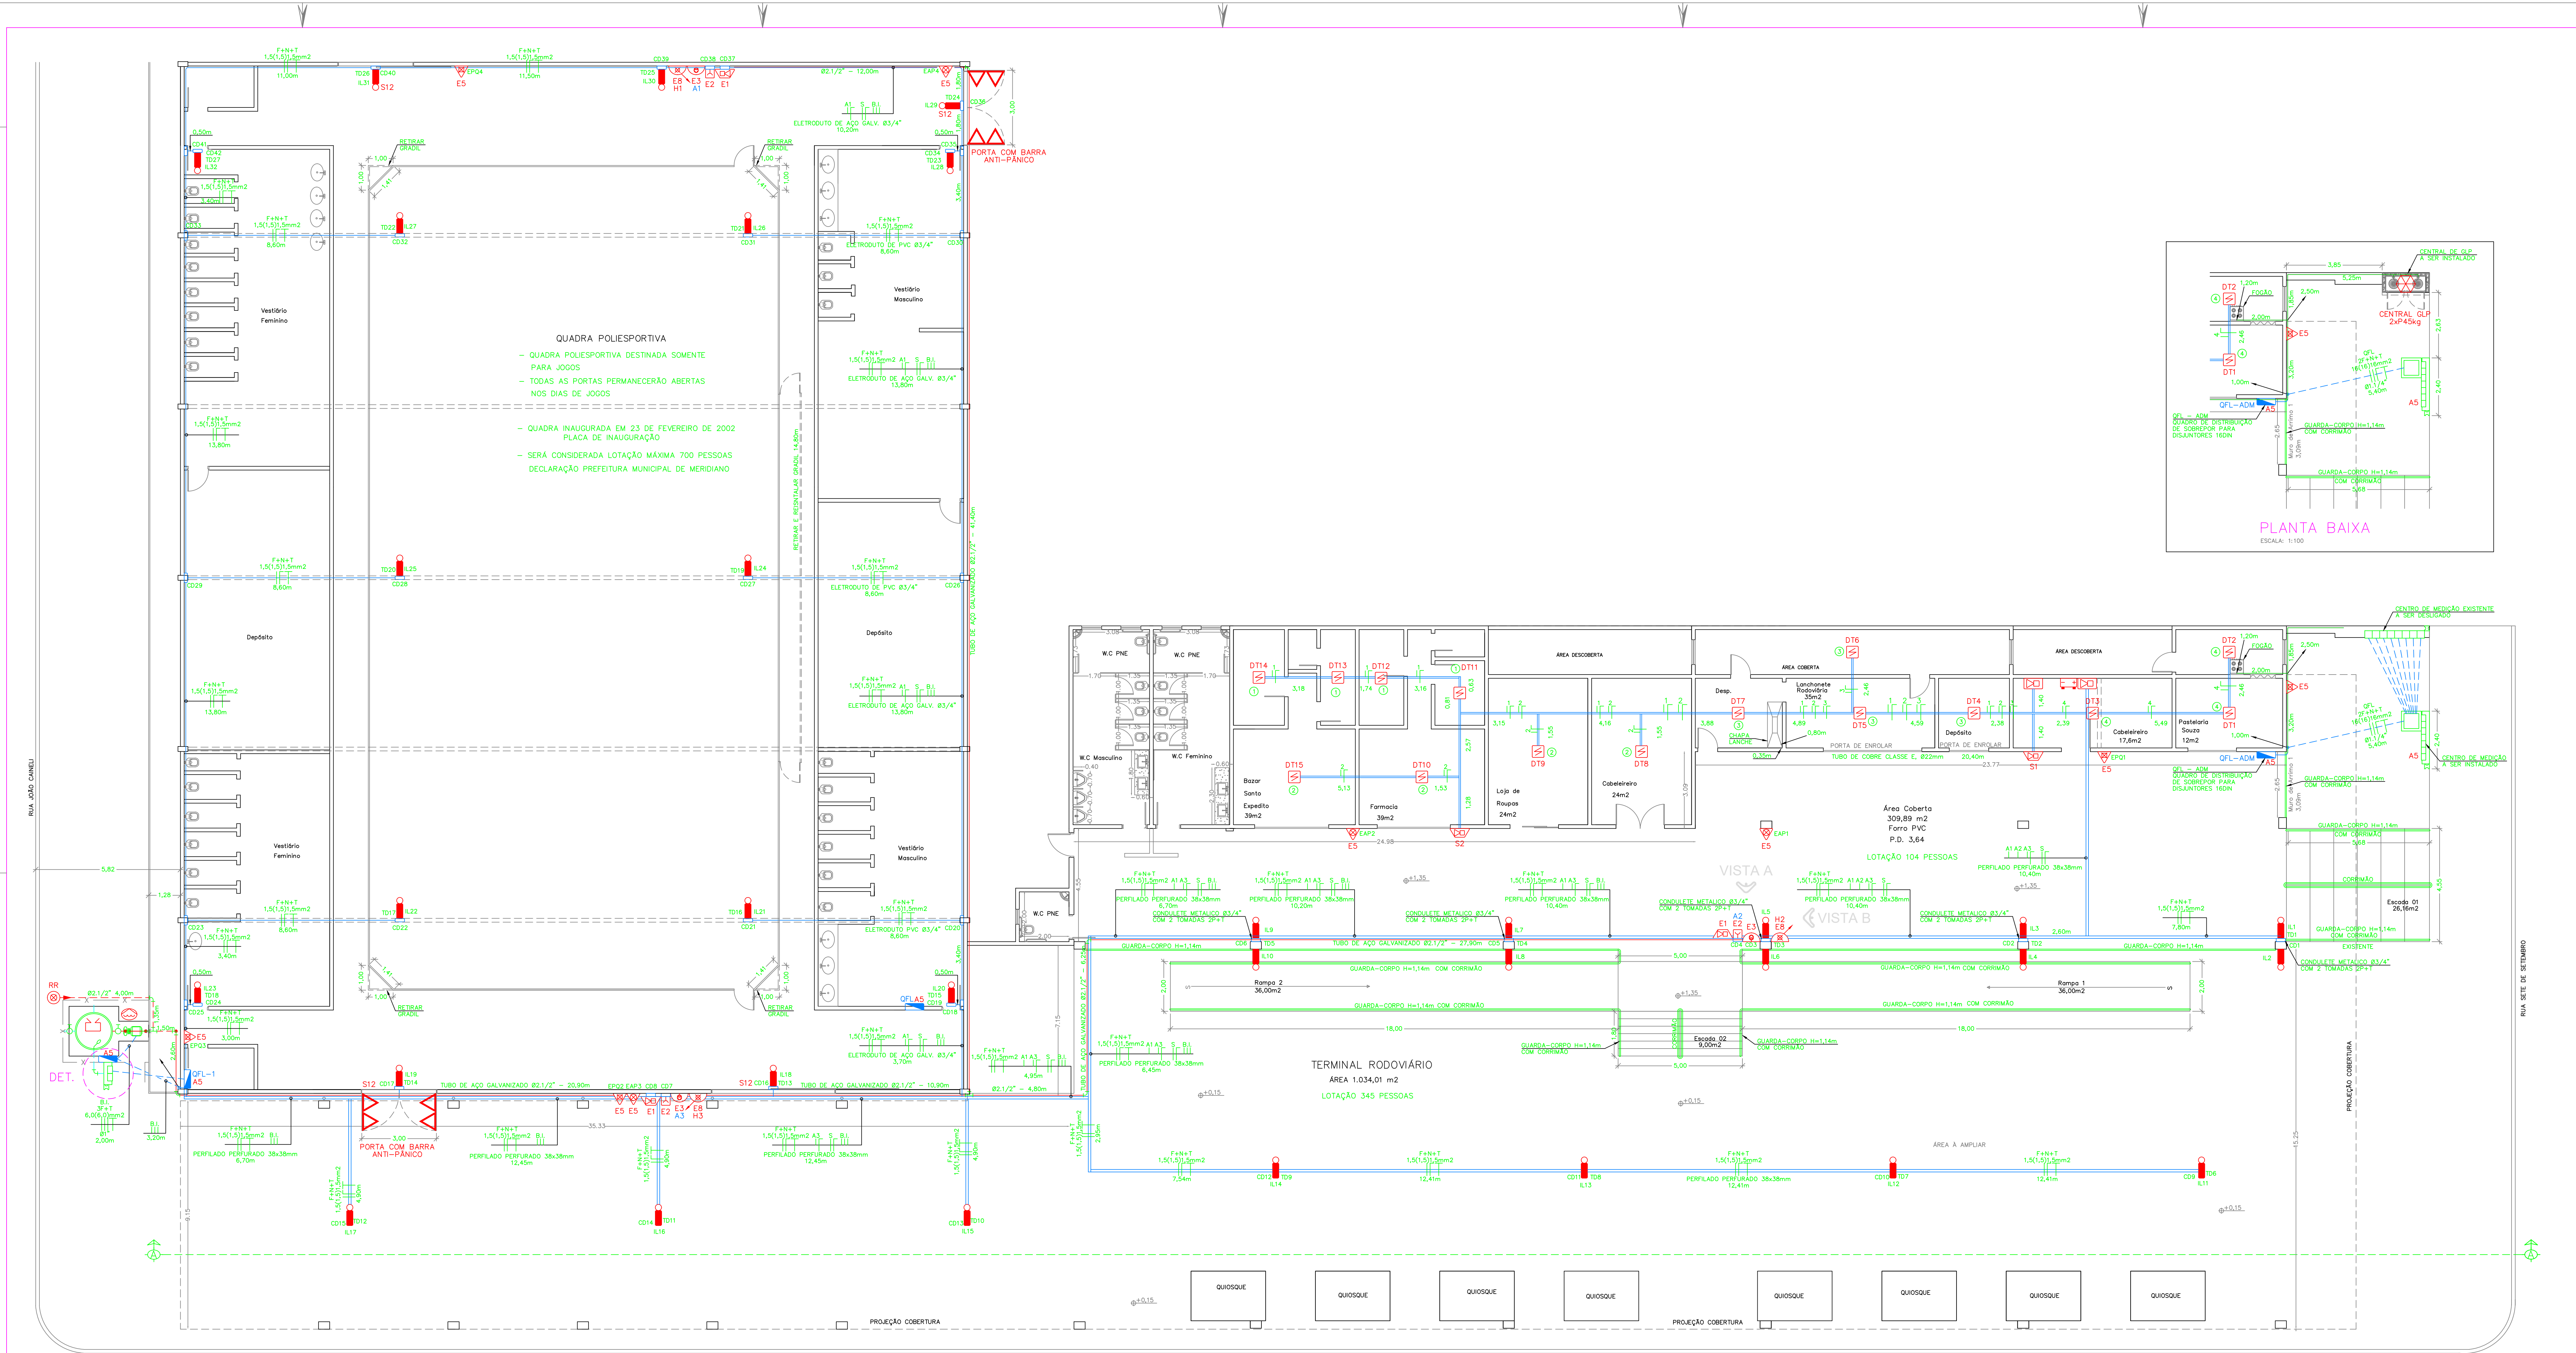

PLANTA BAIXA

ESCALA: 1:100

SIMBOLOGIA			
	QUADRO DE DISTRIBUIÇÃO DE ENERGIA		ELETRODUTO NO PISO
	CONDUTORES: FASE, NEUTRO, RETORNO E TERRA		PERFILADO PERFURADO 38x38mm
	ELETRODUTO NA PAREDE OU TETO		CONSULETE

LEGENDA	
	EXTINTOR CARGA D'ÁGUA
	EXTINTOR DE PÓ BC
	REGISTRO DE RECALQUE SEM VÁLVULA DE RETENÇÃO
	ACIONADOR MANUAL DO SISTEMA DE DETECÇÃO E ALARME
	AVISADOR SONORO TIPO SIRENE
	CENTRAL DE DETECÇÃO E ALARME
	BATERIAS DO SISTEMA DE DETECÇÃO E ALARME
	EXTINTOR CARGA D'ÁGUA
	REGISTRO DE RECALQUE SEM VÁLVULA DE RETENÇÃO
	ACIONADOR MANUAL DO SISTEMA DE DETECÇÃO E ALARME
	AVISADOR SONORO TIPO SIRENE
	CENTRAL DE DETECÇÃO E ALARME
	BATERIAS DO SISTEMA DE DETECÇÃO E ALARME

JOÃO HASHIUMIE FILHO ENGENHEIRO DE PROJETOS	
TÍTULO: PROJETO DE PROTEÇÃO CONTRA INCÊNDIO	
PROPR.: PREFEITURA MUNICIPAL DE MERIDIANO	
LOCAL: TERMINAL RODOVIÁRIO E QUADRA POLIESPORTIVA	
RUA SETE DE SETEMBRO, 2130 E RUA JOÃO SAVAZI, 1545 (QUADRA) - MERIDIANO - SP.	
DATA: 07/2023	
ART: 2802/2023/010230	
ESCALA: INDICADA	
FOLHA	01/02
ENG.: CIVIL/ELETR.: JOÃO HASHIUMIE FILHO CREA: 060496655	PREFEITURA MUNICIPAL DE MERIDIANO CNPJ: 40.116.061/0001-08